


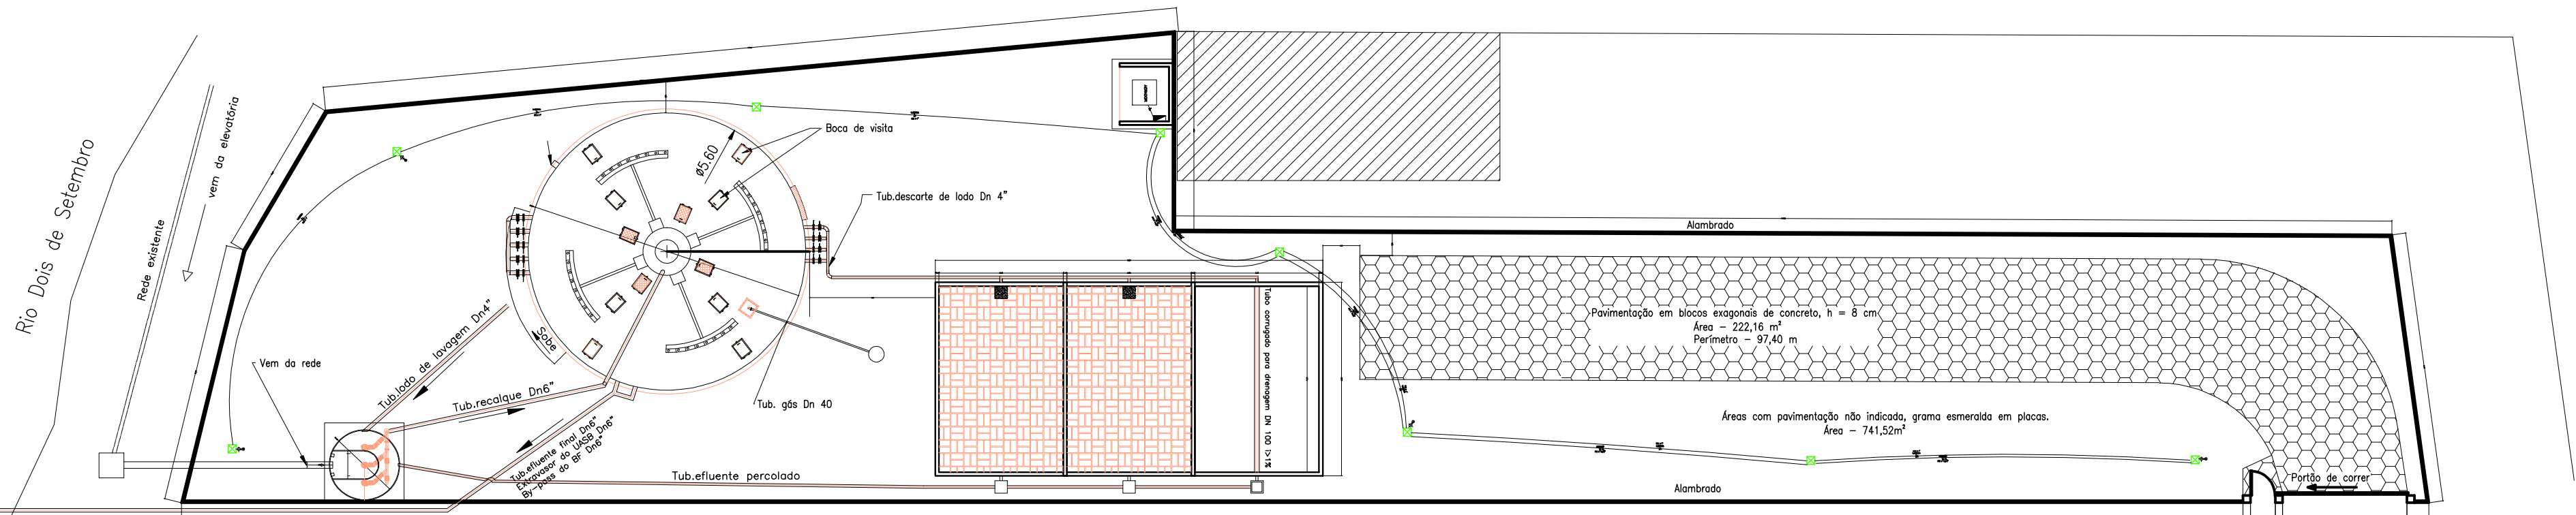

Estação de Tratamento de Esgoto de Ecoporanga cap. 10.000 habitantes

Área do terreno : 1.192,88 m² Per.: 209,75 m

Unidades :

01 - Estação de Tratamento

02 - Estação elevatória

03 - Litos de Secagem

02 un. 5,00x1,50m

Rua Projetada

PLANTA BAIXA - ESCALA 1 : 100

ÁREA DO TERRENO - 1.192,88 M² PERÍMETRO - 209,75 M


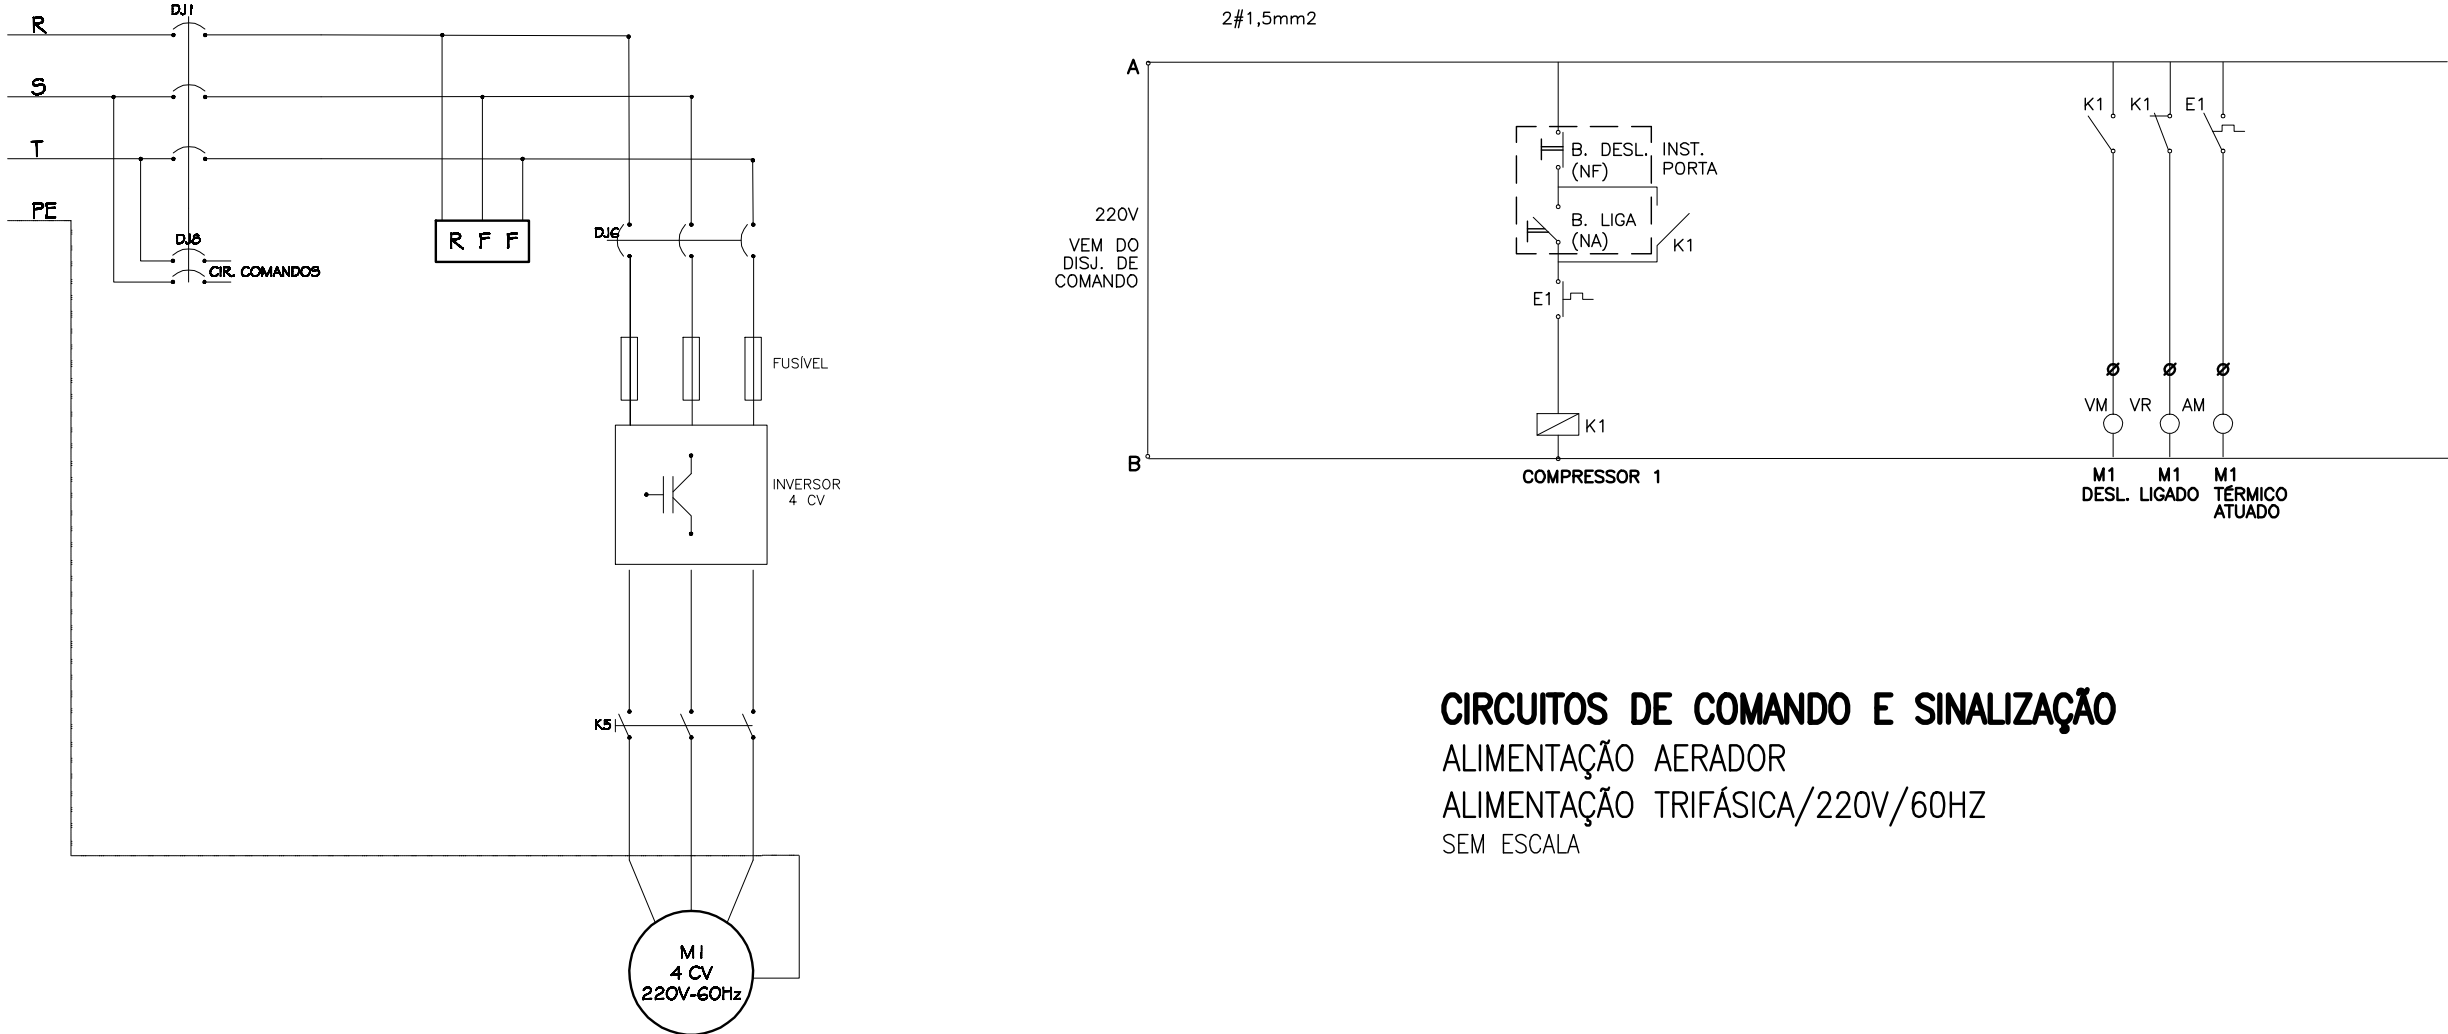


DIAGRAMA UNIFILAR QUADRO DO SOPRADOR



SIMBOLOGIA

	INDICAÇÃO DE FIOS: NEUTRO, FASE, RETORNO, TERRA (PROTEÇÃO) RESPECTIVAMENTE.
4.	FIO DE SECÇÃO TRANSVERSAL 4mm ² .
	CAIXA DE PASSAGEM 40x40x50 cm.
	QUADRO GERAL.
	RELÉ TÉRMICO
	POSTE CONCRETO CIRCULAR 9MT/200KG
	LUMINÁRIA PARA LÂMPADA VAPOR METÁLICO 400W
	CAIXA DE ATERRAMENTO

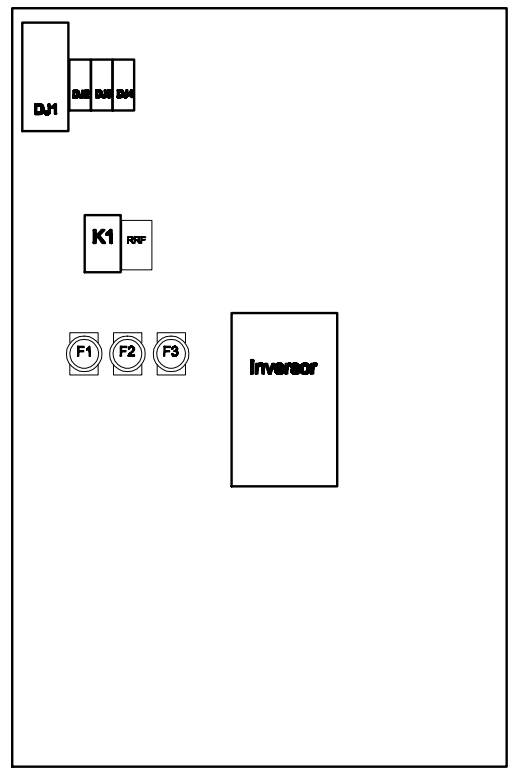


CIRCUITOS DE COMANDO E SINALIZAÇÃO

ALIMENTAÇÃO AERADOR

ALIMENTAÇÃO TRIFÁSICA/220V/60HZ

SEM ESCALA

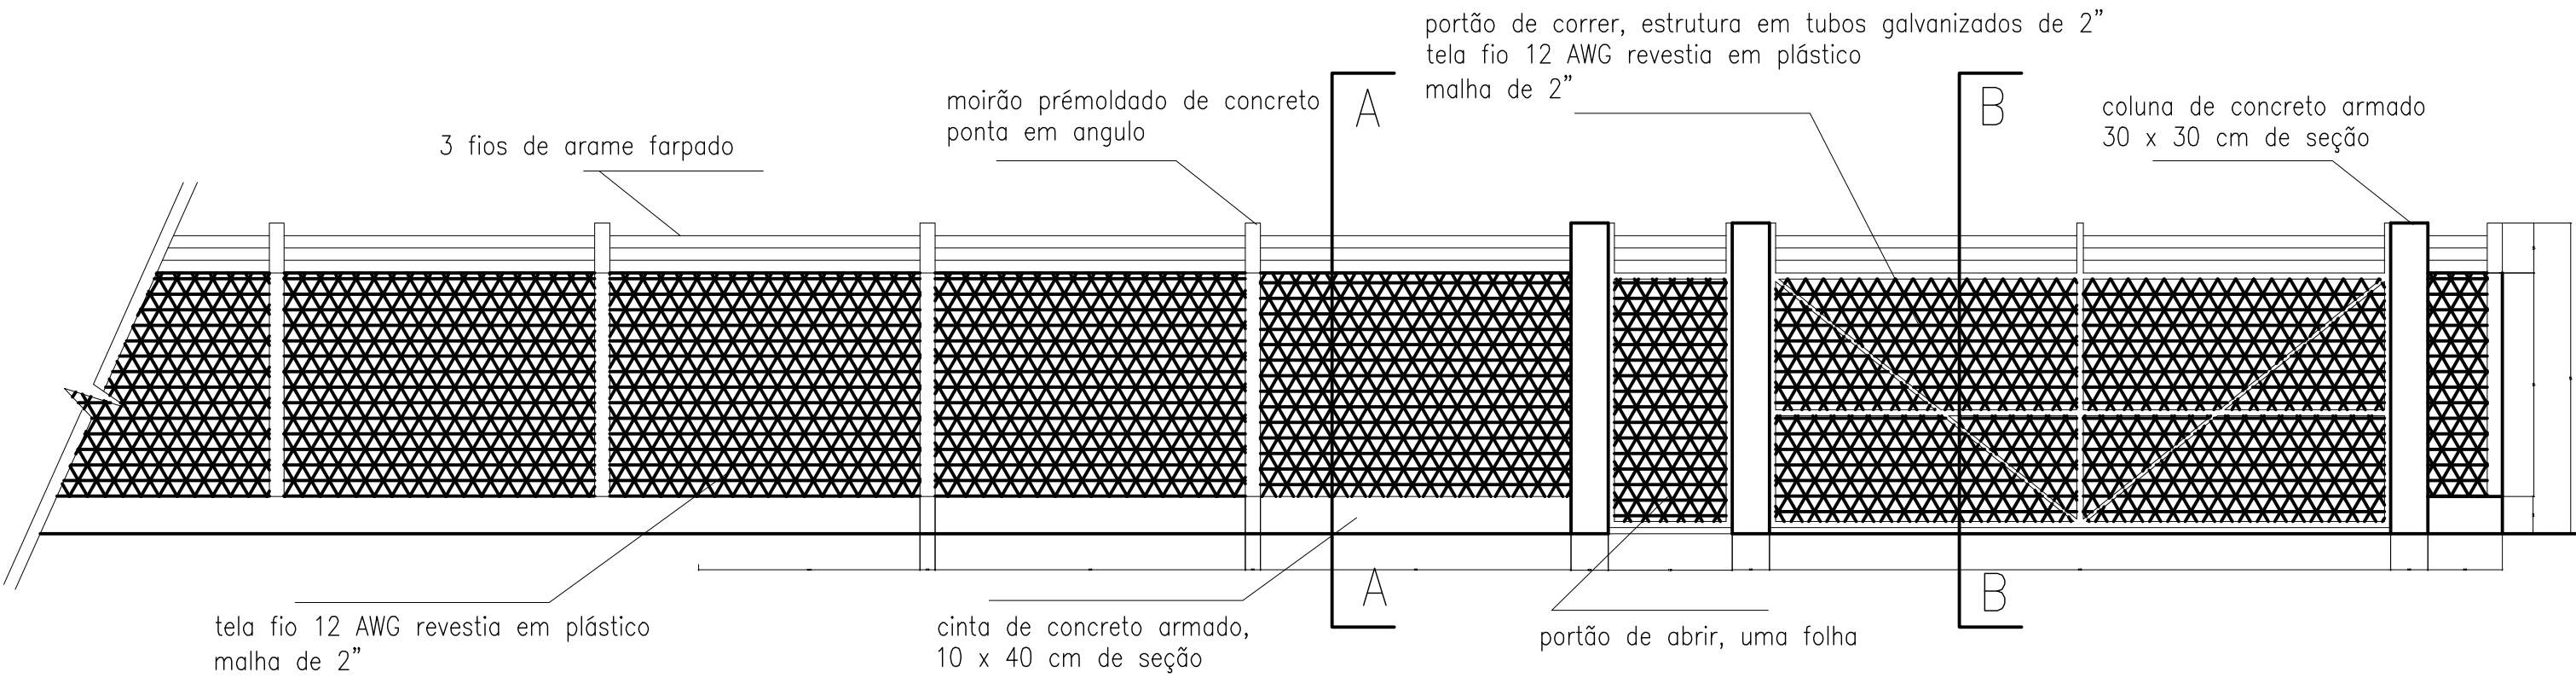

ALAMBRADO PARA PERÍMETRO DO TERRENO - ESCALA 1 : 50



CORTE BB - ESCALA 1:50 CORTE AA - ESCALA 1:50

01	ELIAS ANTONIO COELHO MAROCHIO - CREA 3132-D/ES		
REVISÃO	ENGENHEIRO / CREA		
		ESTAÇÃO DE TRATAMENTO DE ESGOTO	
		OBRA:	SISTEMA DE ESGOTAMENTO SANITÁRIO
		LOCAL:	SEDE DE ECOPORANGA
PROPRIETARIO:	PREFEITURA MUNICIPAL DE ECOPORANGA		Nº PRANCHA:
TITULO:	PROJETO ELÉTRICO		01/01
ESCALA:	INDICADA	DESENHO:	DESENHO
AUTOR E R.T. DO PROJETO:		DATA:	14/12/09
		R.T. EXECUÇÃO	