

LEGENDA

REDE PVC-DN 25


REDE PVC-DN 50

REDE PVC-DN 75

REDE PVC-DN 100

REDE PVC-DN 200

EDIFICAÇÃO A DEMOLIR

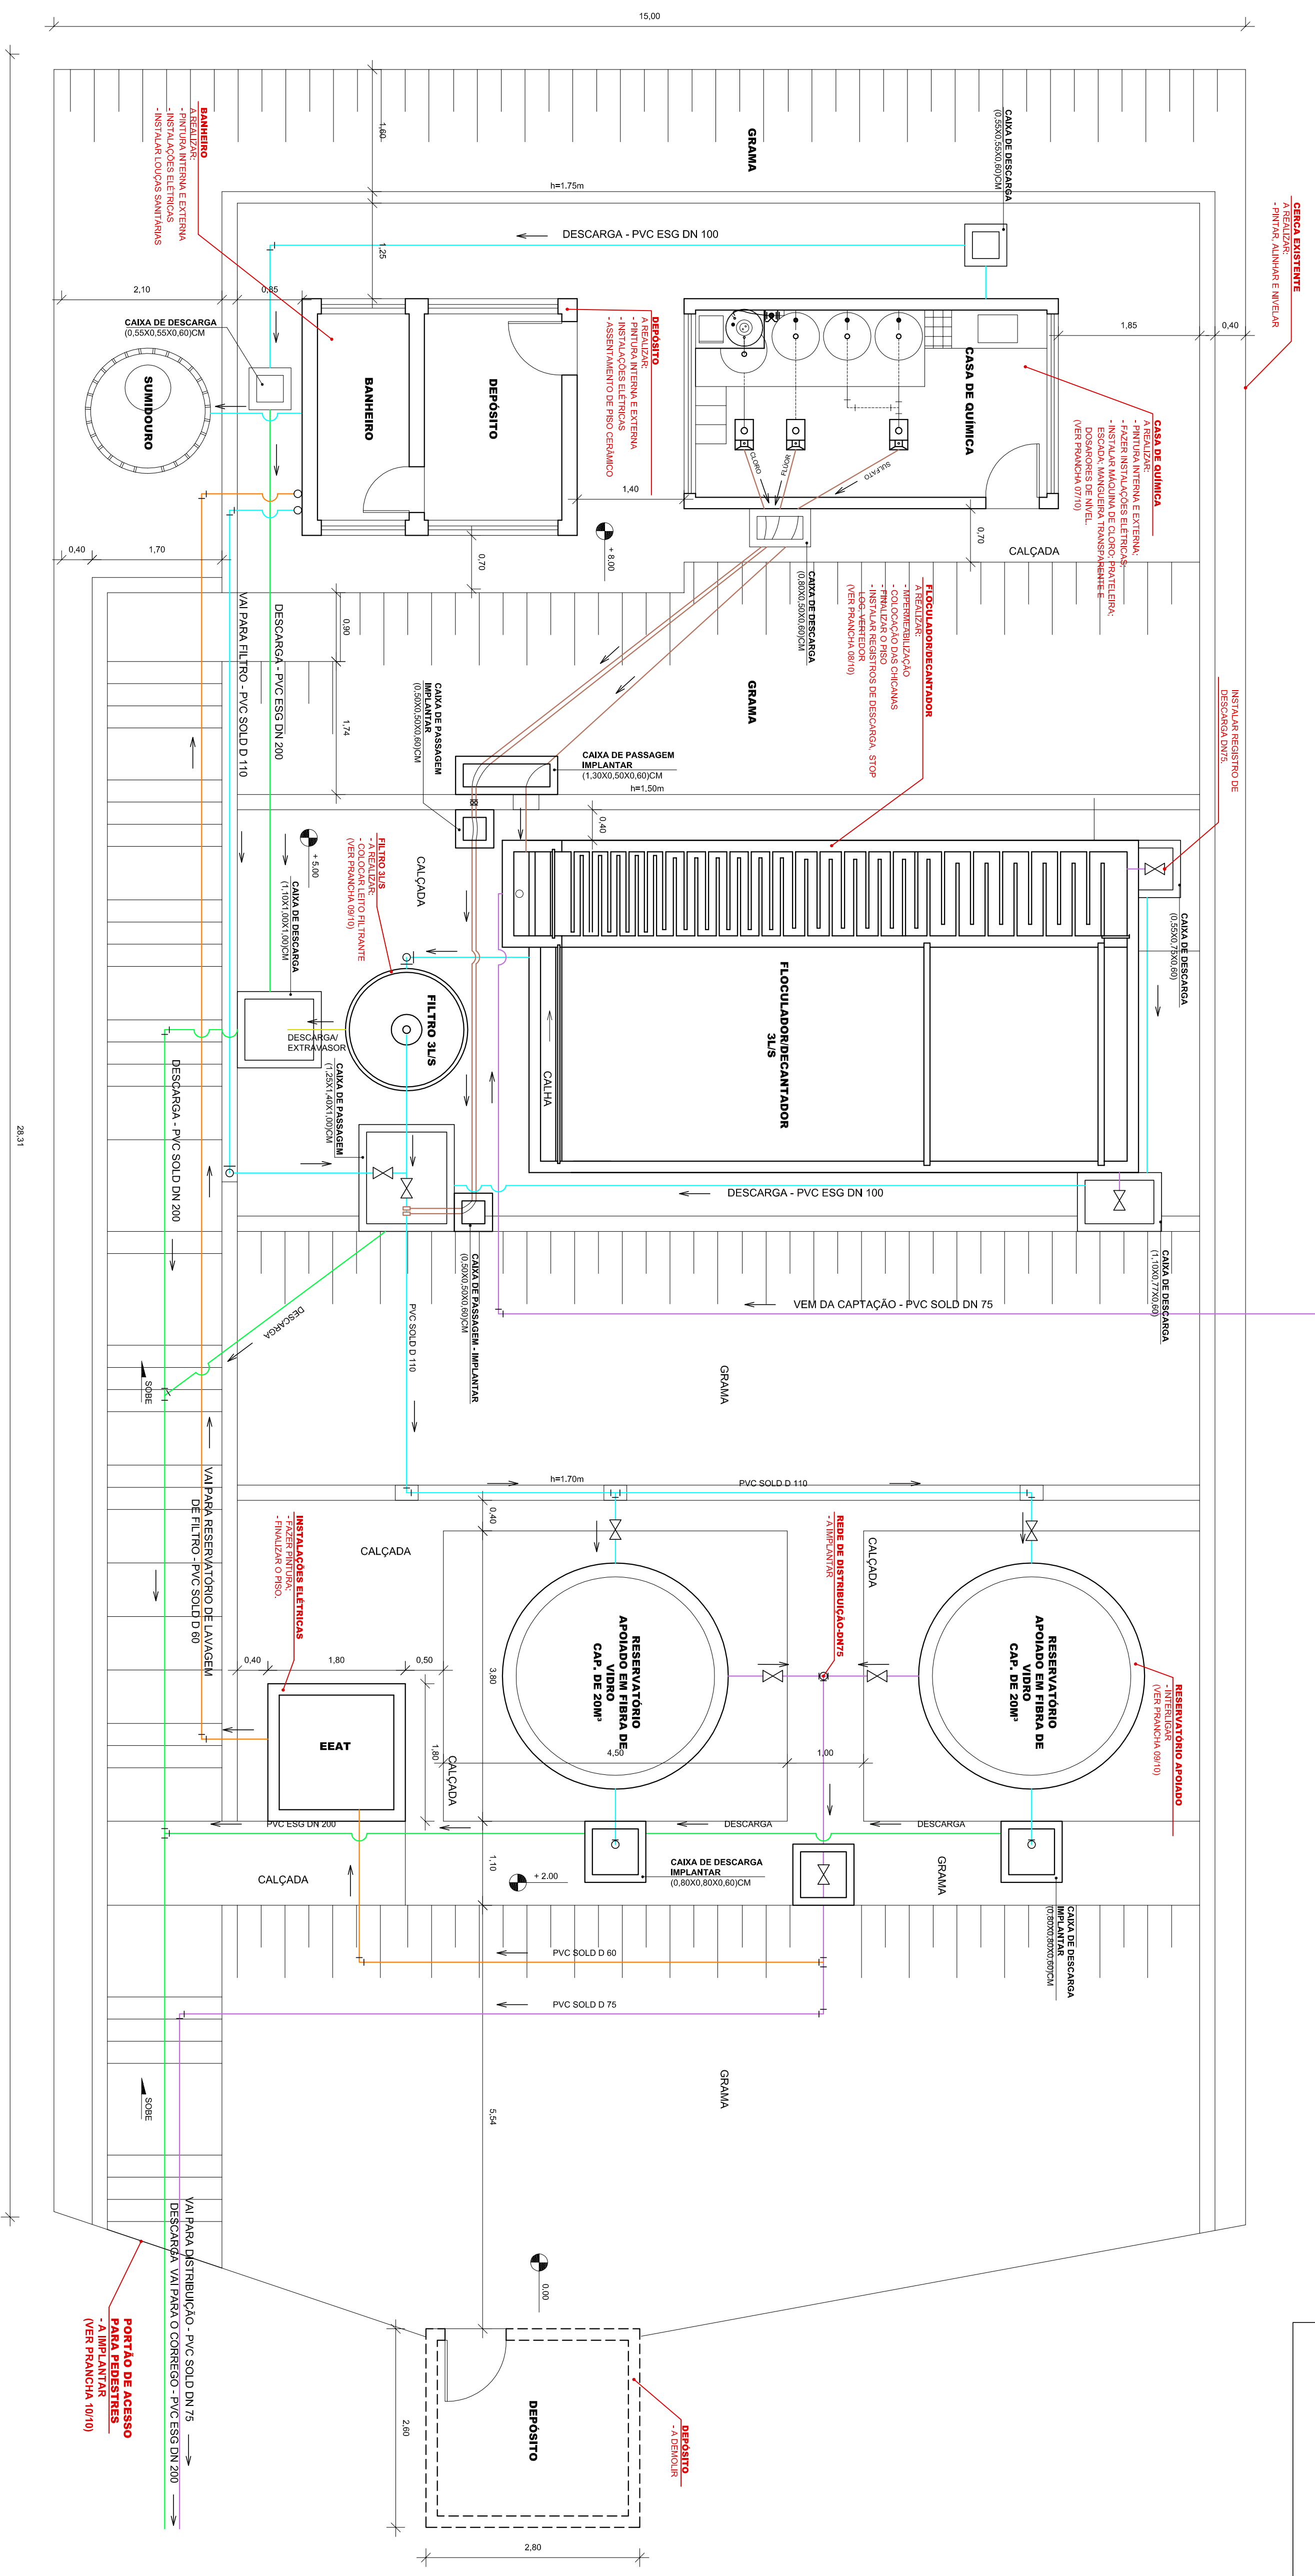

LISTA DE MATERIAL

Nº	DESCRIÇÃO	DIAM.	MAT.	QUANT.	OBS.
1	REGISTRO DE GAVETA	3"	BRONZE	02	

ESTAÇÃO DE TRATAMENTO DE ÁGUA

PLANTA BAIXA

ESCALA 1/150

TÍTULO:

ESTAÇÃO DE TRATAMENTO DE ÁGUA

ESCALA:

1/50

EMPREENDIMENTO:

SATA MURITIBA

NÚMERO:

05/09

NÚMEROS

PRINCIPAIS DESENHOS DE REFERÊNCIA

TÍTULOS

Nº LOCAL

DISCRIMINAÇÃO

REVISÃO

DES.

DIV.

GER.

DATA

CANCELA E SUBSTITUI O DESENHO NÚMERO:

CANCELADO E SUBSTITUÍDO PELO DESENHO NÚMERO:

CENTRO DE DOCUMENTAÇÃO

RECEBIDO: / / ASS.: APROVAÇÃO CESAN: ASS.: MATR.: UNID.: DATA: ESTA APROVAÇÃO NÃO ISENTA A CONTRATAÇÃO DE SUAS RESPONSABILIDADES LEGAIS.

EMITENTE:

PROJETADO: CONDENADOR: DESSENHADO: VERIFICADO: DIVISÃO: GERÊNCIA:

EMISSÃO CESAN

PROJETO: ENG. MÁRCIA AZEVEDO DES-00399/0 M. SANTOS ENG. MÁRCIA WAGN AZEVEDO ENG. MÁRCIA WAGN AZEVEDO

DATAS

FEV/2012 FEV/2012 FEV/2012

CESAN

PRÓ-RURAL

CESANMUNICIPIO.COMUNIDADE

MUNICÍPIO: ECOPORANGA-ES LOCALIDADE: MURITIBA

SISTEMA DE SANEAMENTO RURAL

TRATAMENTO

ESTAÇÃO DE TRATAMENTO DE ÁGUA

PLANTA BAIXA

ESCALA: 1/50

FOLHA: 05 / 09

Nº CESAN: REV: 00