



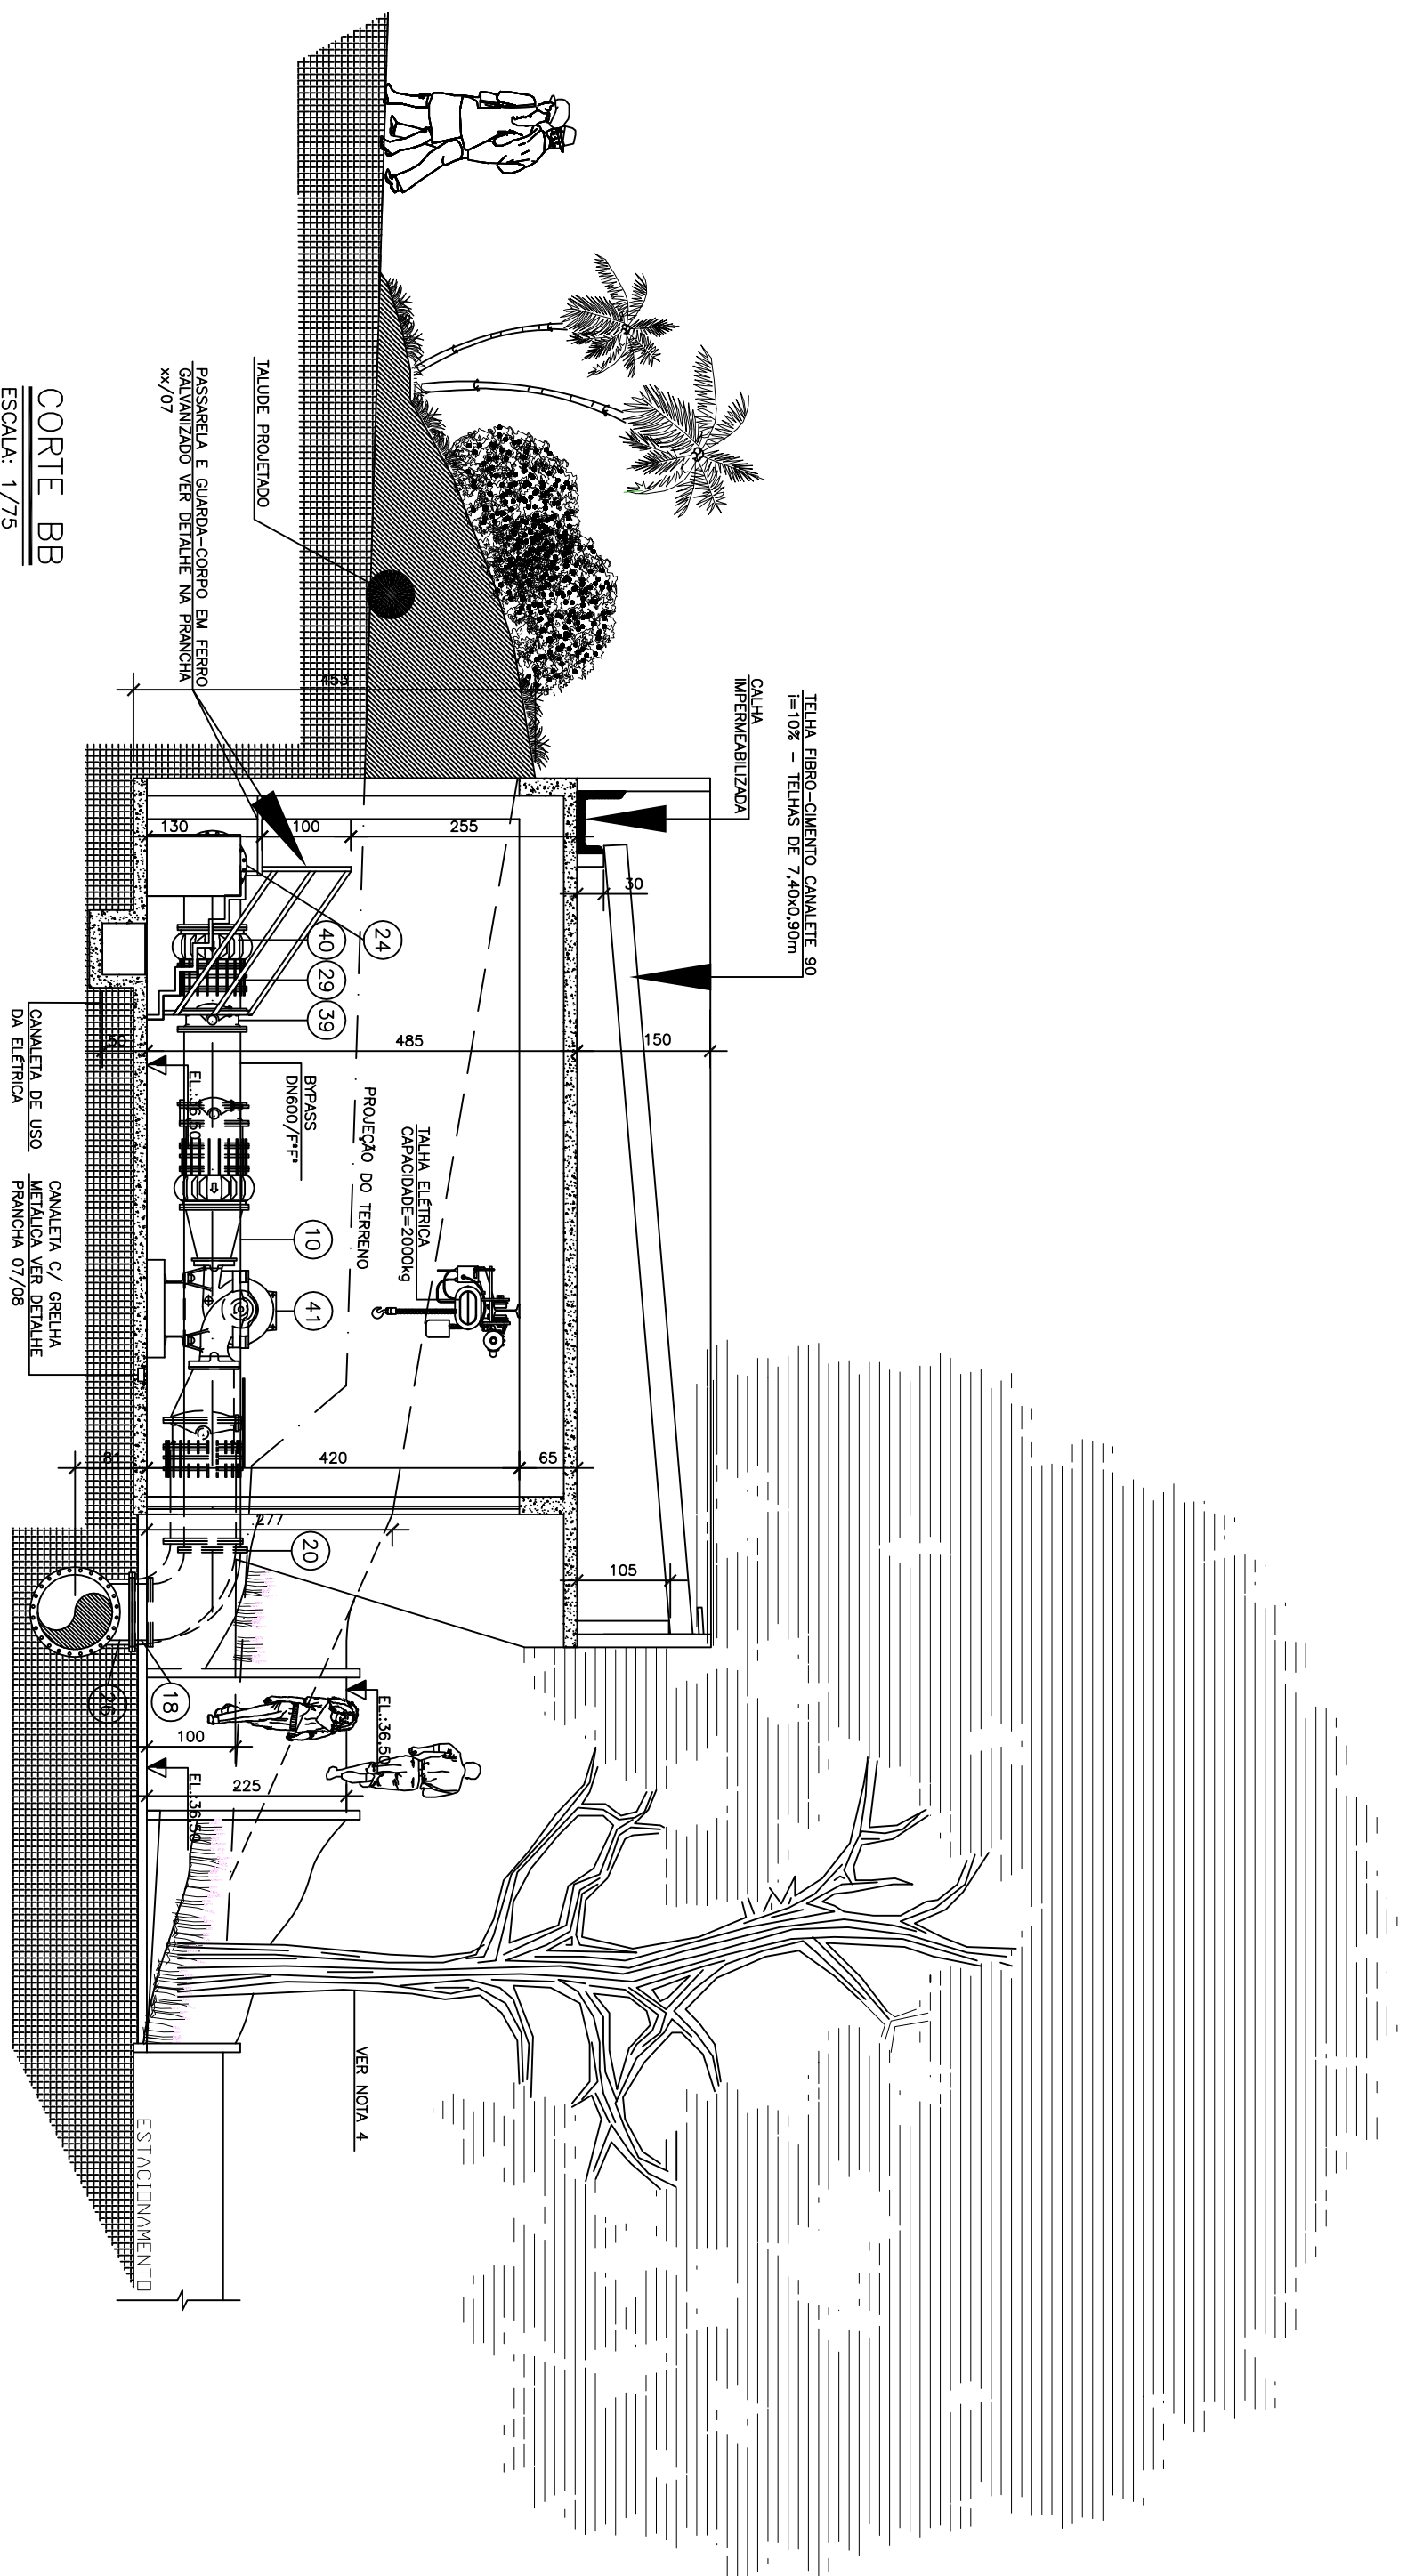

CORTE BB  
ESCALA: 1/75

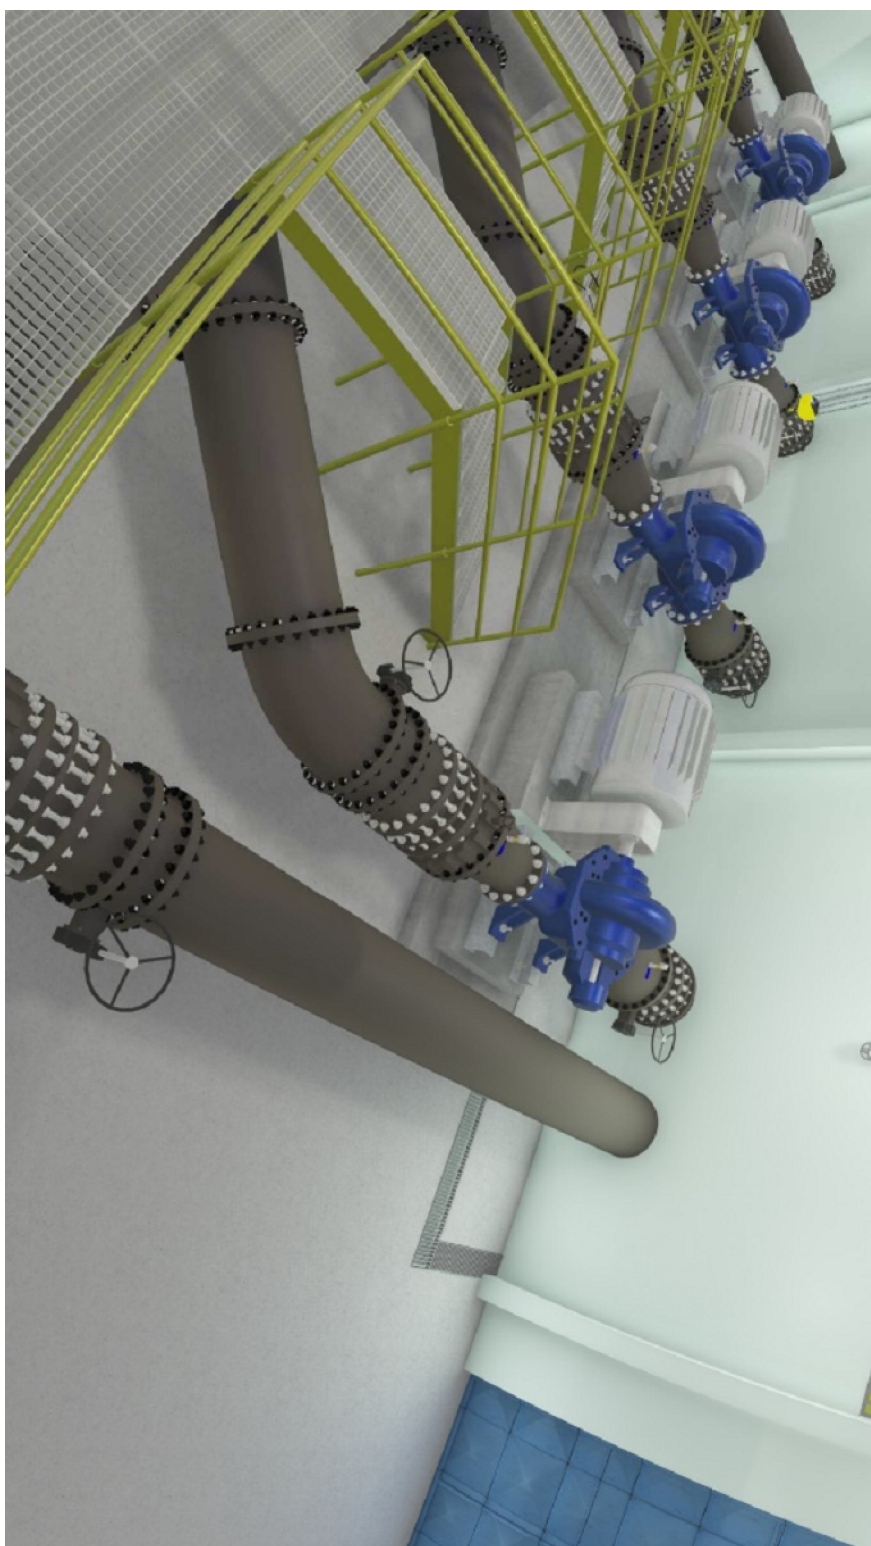

**PERSPECTIVA 01 (BARRILETE DO BOOSTER RAT VALVERDE)**




**PERSPECTIVA 02 (BARRILETE DO BOOSTER RAT VALVERDE)**



PERSPECTIVA 03 (BARRILETE DO BOOSTER RAT ALTO LAGE)



**PERSPECTIVA 03 (BARRILETE DO BOOSTER RAT ALTO LAGE)**

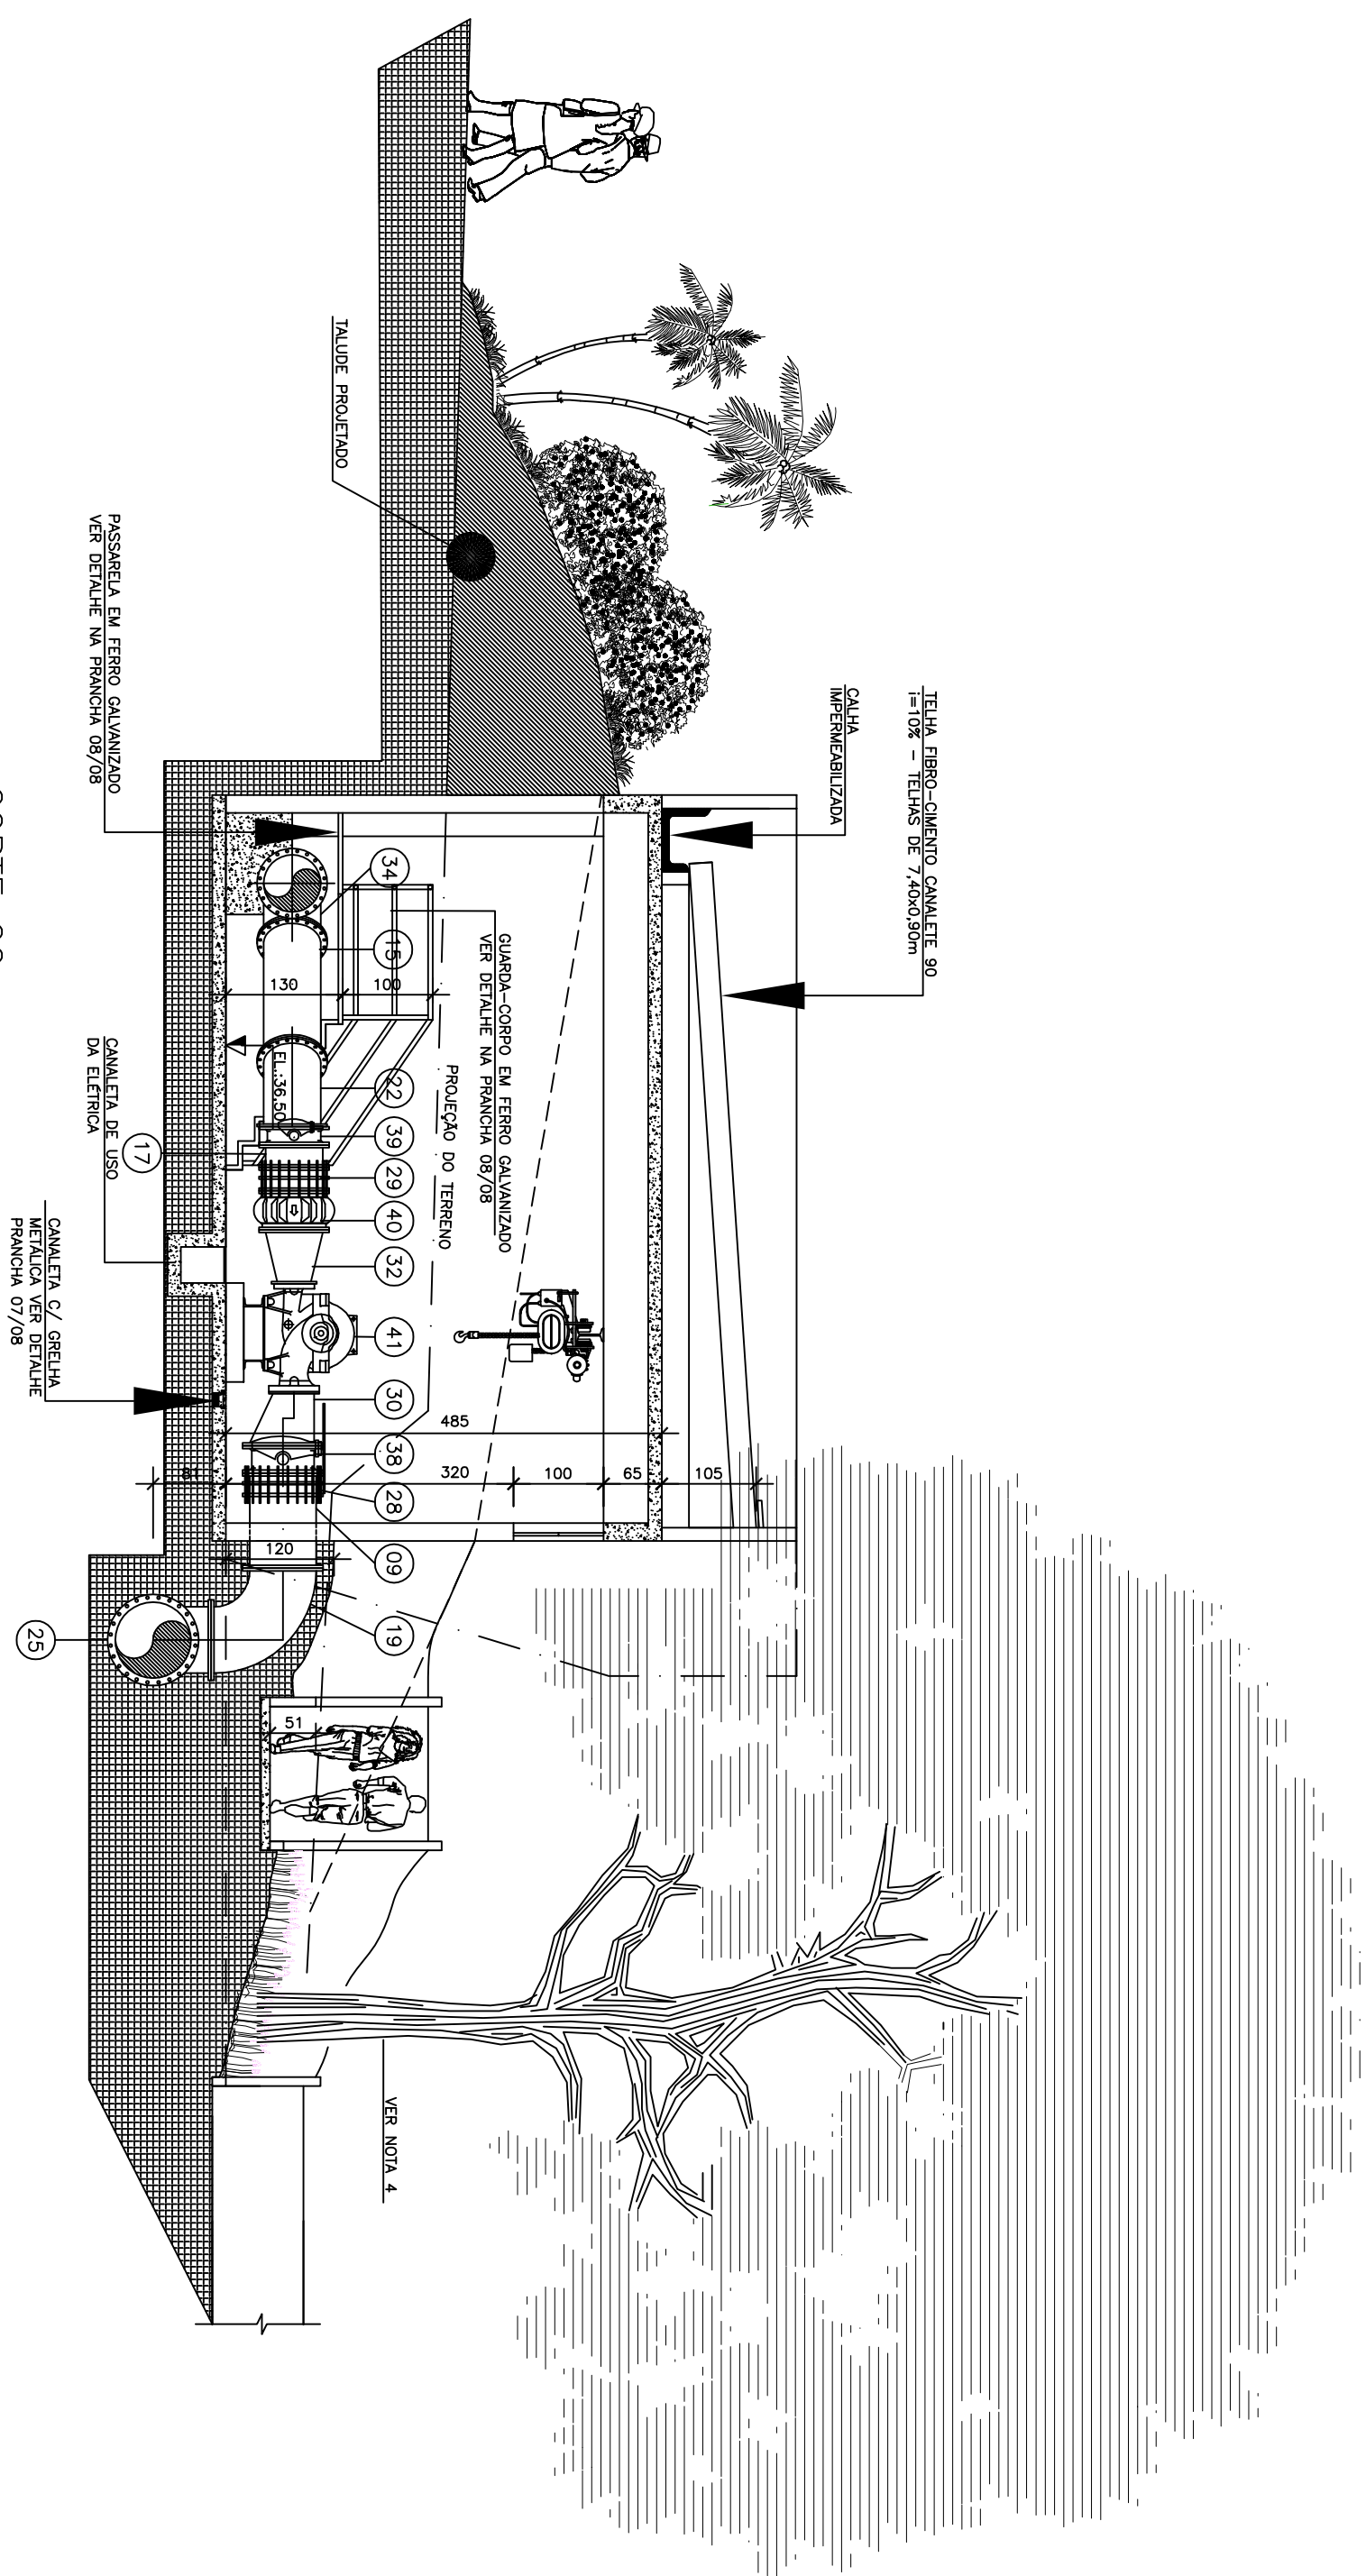

CORTE CC  
ESCALA: 1/75

## NOTAS

1. DIMENSÕES EM CENTÍMETROS, DIÂMETROS EM MILÍMETROS, SALVO ONDE INDICADO;
2. VER PLANTA BAIXA PROJETO: 04/08;
3. PARA DIMENSIONAMENTO DE PLACAS, PAREDES E BLOCOS DE ANCORAGEM VER PROJETO ESTRUTURAL;
4. ARMORE EXISTENTE, RETIRAR CASO SEJA NECESSÁRIO;
5. 0 BOSTER-ALTO LAGE É COMPOSTO POR DOIS SISTEMAS DE BOMBAMENTO DISTINTOS, SENDO UM QUE ABASTECA O RAI ALTO LAGE E OUTRO QUE ABASTECA O RAI VALERIO;

ESTE DESENHO É PROPRIEDADE DA  
COMPANHIA ESPÍRITO SANTENSE DE  
SANEAMENTO - CESAN E NÃO PODE  
SER COPIADO SEM SUA AUTORIZAÇÃO.

 
[illegible]

CANCELADO E SUBSTITUÍDO PELO DESENHO NÚMERO: \_\_\_\_\_

CENTRO DE DOCUMENTAÇÃO  
 RECEBIDO: \_\_\_\_/\_\_\_\_/\_\_\_\_  
 Nº DOC: \_\_\_\_ ASS: \_\_\_\_  
 APROVAÇÃO CESAN:  
 ASS: \_\_\_\_ MATR: \_\_\_\_  
 UNID: \_\_\_\_ DATA: \_\_\_\_/\_\_\_\_/\_\_\_\_  
 ESTA APROVAÇÃO NÃO ISENTA A CONTRATAÇÃO  
 DE SUAS RESPONSABILIDADES LEGAIS.

|                                                                                                                                                                  |                      |
|------------------------------------------------------------------------------------------------------------------------------------------------------------------|----------------------|
| <div> <div>EMITENTE:</div> <div>  <br/> <i>Engenharia Geral</i> </div> </div> |                      |
| PROLETAO:                                                                                                                                                        | CORRELAO:            |
| GRACA DE LIA NASCIMENTO                                                                                                                                          | AM CAULDA JACOB      |
| CPR: 019556/D PRACA ES                                                                                                                                           | CPR: 666/D PRACA ES  |
| RESUMO THIAGO BARRETO                                                                                                                                            | Nº DECS. PROLETAO    |
| DATA: MM/D/YY                                                                                                                                                    |                      |
| EMPENHO TONICO:                                                                                                                                                  | JULIO CESAR AL CADEM |
| CPR: 2919/D PRACA MC ART Nº: DATA:                                                                                                                               |                      |

|                                                                                |       |
|--------------------------------------------------------------------------------|-------|
| EMISSÃO CESAN                                                                  | DATAS |
| PROJETADO: _____                                                               |       |
| CREA: _____                                                                    |       |
| DESENHADO: _____                                                               |       |
| VERIFICADO: _____                                                              |       |
| DIVISÃO: _____                                                                 |       |
| GERÊNCIA: _____                                                                |       |
| 1-ROD. DIR. NORTON ALVES GOMES, JÚNIOR<br>0-GRD. JOLYCE FERREIRA V. H. LENTINI |       |

|                                                                                                                                                                                                                      |                        |
|----------------------------------------------------------------------------------------------------------------------------------------------------------------------------------------------------------------------|------------------------|
|  <b>CESAN</b>                                                                                                                     |                        |
| MUNICÍPIO: CARACICA                                                                                                                                                                                                  | DISTRITO: DIVERSOS     |
| BAIRRO: DIVERSOS                                                                                                                                                                                                     |                        |
| NOME DO EMPREENDIMENTO: SISTEMA DE ABASTECIMENTO DE ÁGUA DA GRANDE VITÓRIA<br>TÍTULO: ANÁLISE OPERACIONAL DO SISTEMA VALE ESPERANÇA<br>PROJETO HIDRAULICO<br>BOOSTER ALTO LAGE<br>CORTES BB, CORTE CC E PERSPECTIVAS |                        |
| ESCALA:                                                                                                                                                                                                              | FOLHA: N° CESAN        |
| INDICADA                                                                                                                                                                                                             | A-045-000-60-5-XX-0170 |
|                                                                                                                                                                                                                      | REV: 00                |