


CONFIGURAÇÃO DE
PENAS P/ PLOTAGEM
PEN - COR - ESP
1 - 7 - 0,1
2 - 7 - 0,2
3 - 7 - 0,3
4 - 7 - 0,4
5 - 7 - 0,5
6 - 7 - 0,6
7 - 7 - 0,25
8 - 7 - 0,09
9 - 7 - 0,15
14 - 7 - 0,25
252 - 252 - 0,1
AS DIMENSÕES PENAS
COR, CBN, E ESP, 0,15


A

B

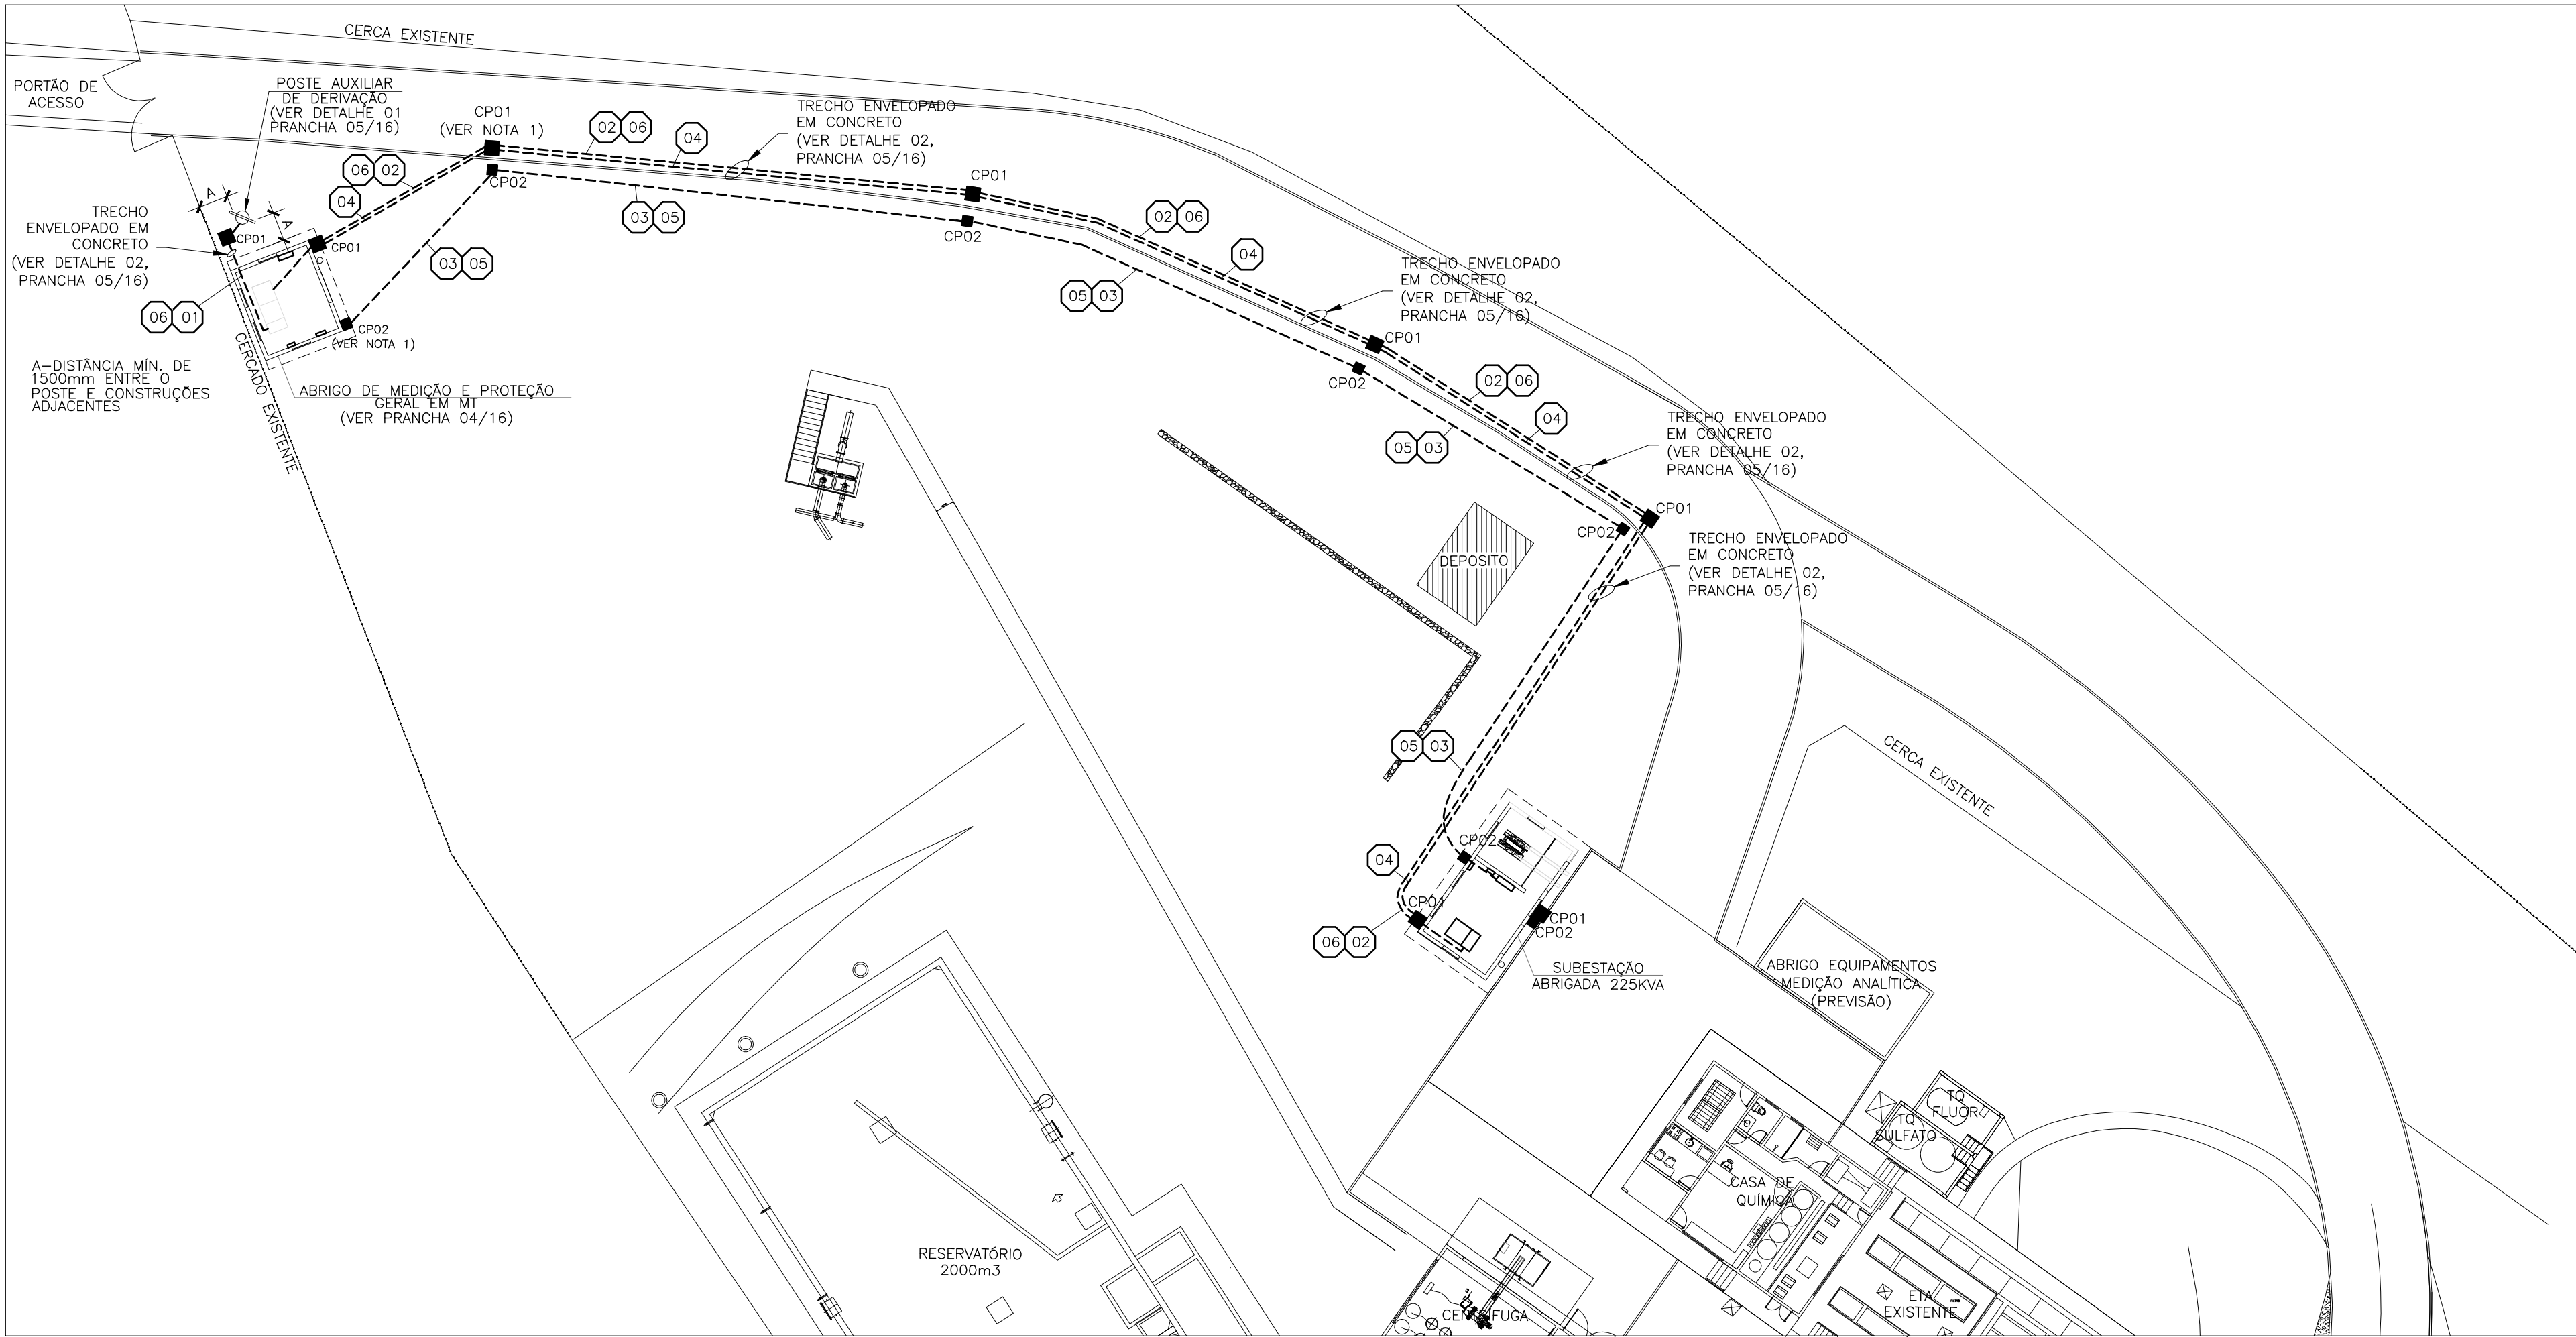

PLANTA BAIXA GERAL
ESCALA 1:250


C

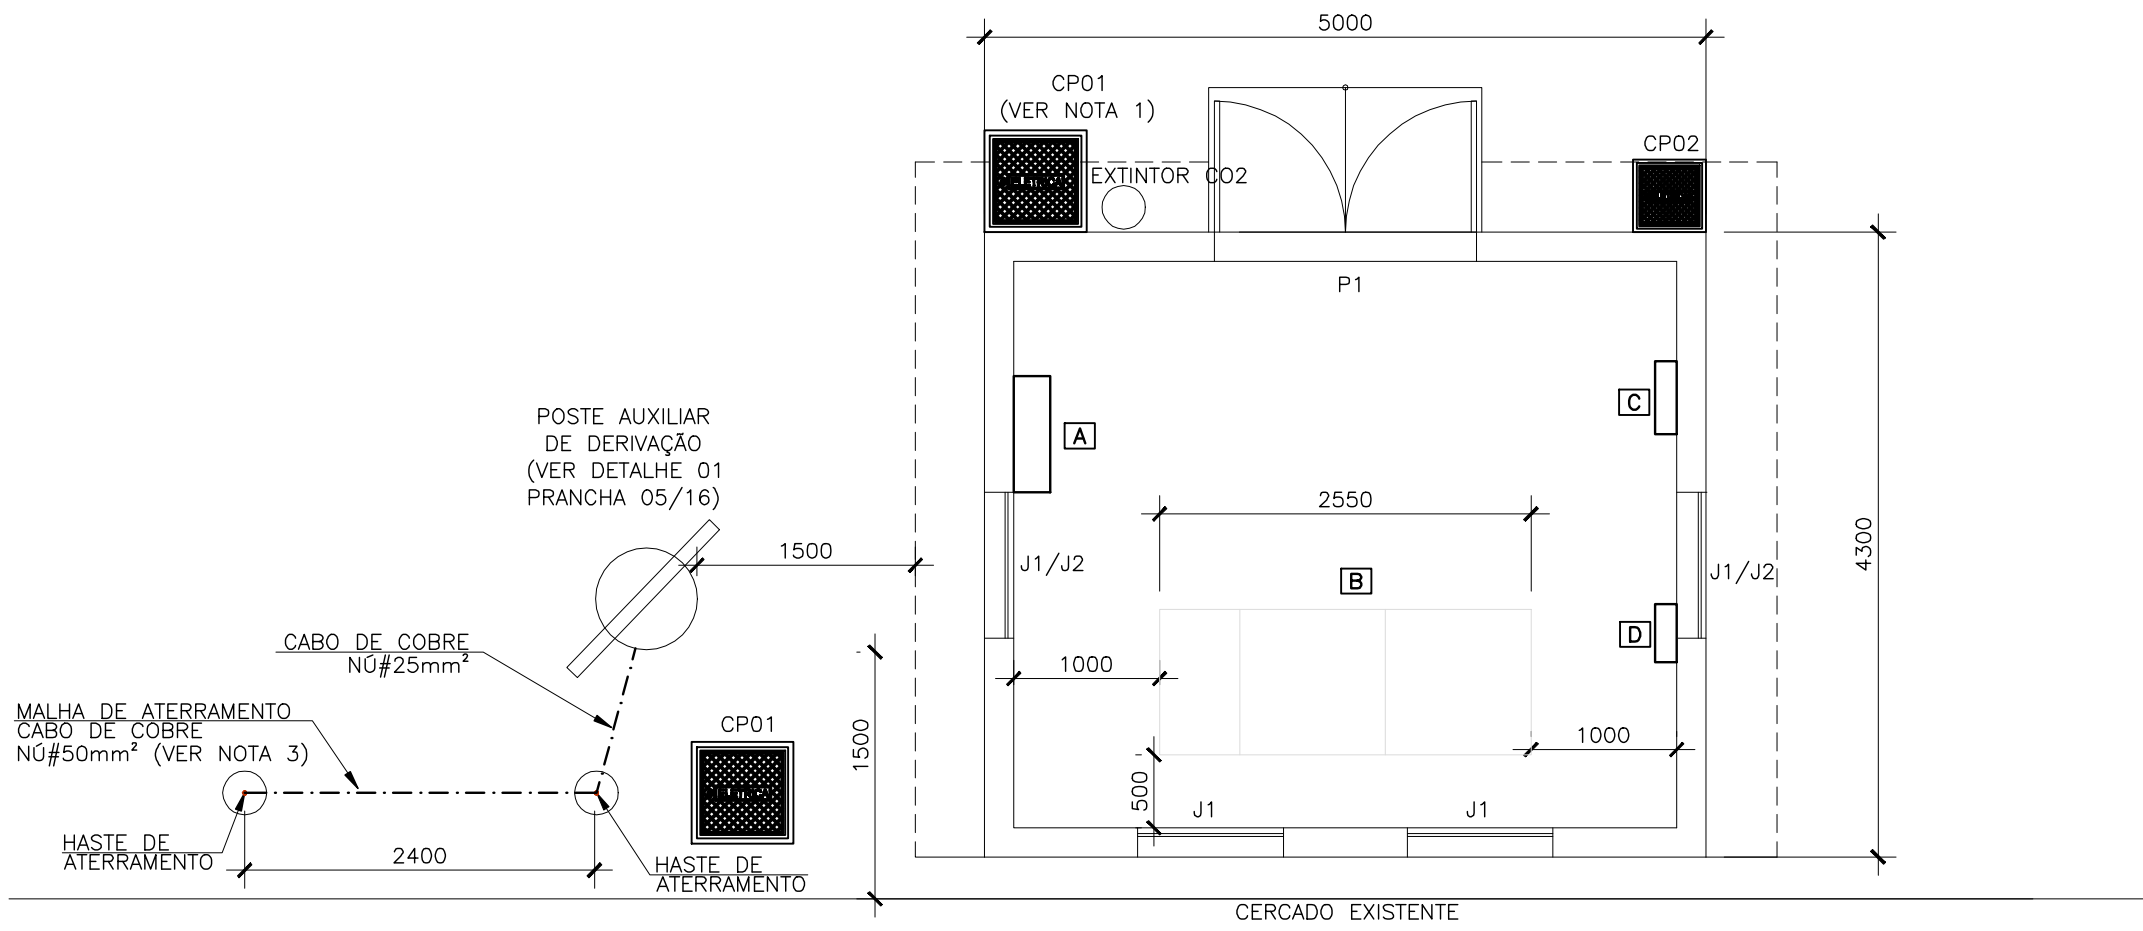

PLANTA BAIXA ABRIGO DE MEDIÇÃO E PROTEÇÃO
ESCALA 1:50

QUADRO DE ESQUADRIAS				
TIPO	DIMENSÕES (mm)	PEITORIL (mm)	ESPECIFICAÇÃO	UNIDADES
J1	1000X800	2000	JANELA COM SISTEMA CHICANAS, TELA E ARAME GALVANIZADO 12BWG	04
J2	1000X500	150	JANELA COM SISTEMA CHICANAS, TELA E ARAME GALVANIZADO 12BWG	02
P1	1800X2100	-	PORTA DUPLA CORTA FOGO NA COR VERMELHA	01

LISTA DE EQUIPAMENTOS				
IDENTIFICAÇÃO	TAG	DIMENSÕES (AxLxP) (mm)	ESPECIFICAÇÃO	UNIDADES
A	MEDIÇÃO EDP	800x800x250	CAIXA DE MEDIÇÃO HOROSSAZONAL MODELO A4 - PADRÃO EDP (VER NOTA 4)	01
B	PAINEL MT 01	1950x2550X1000	PAINEL DE MÉDIA TENSÃO 1	01
C	QDLF 08	500X500X150	QUADRO DE DISTRIBUIÇÃO DE FORÇA E LUZ	01
D	QE 01	400x400x155	QUADRO DE EQUALIZAÇÃO DE ATERRAMENTO	01

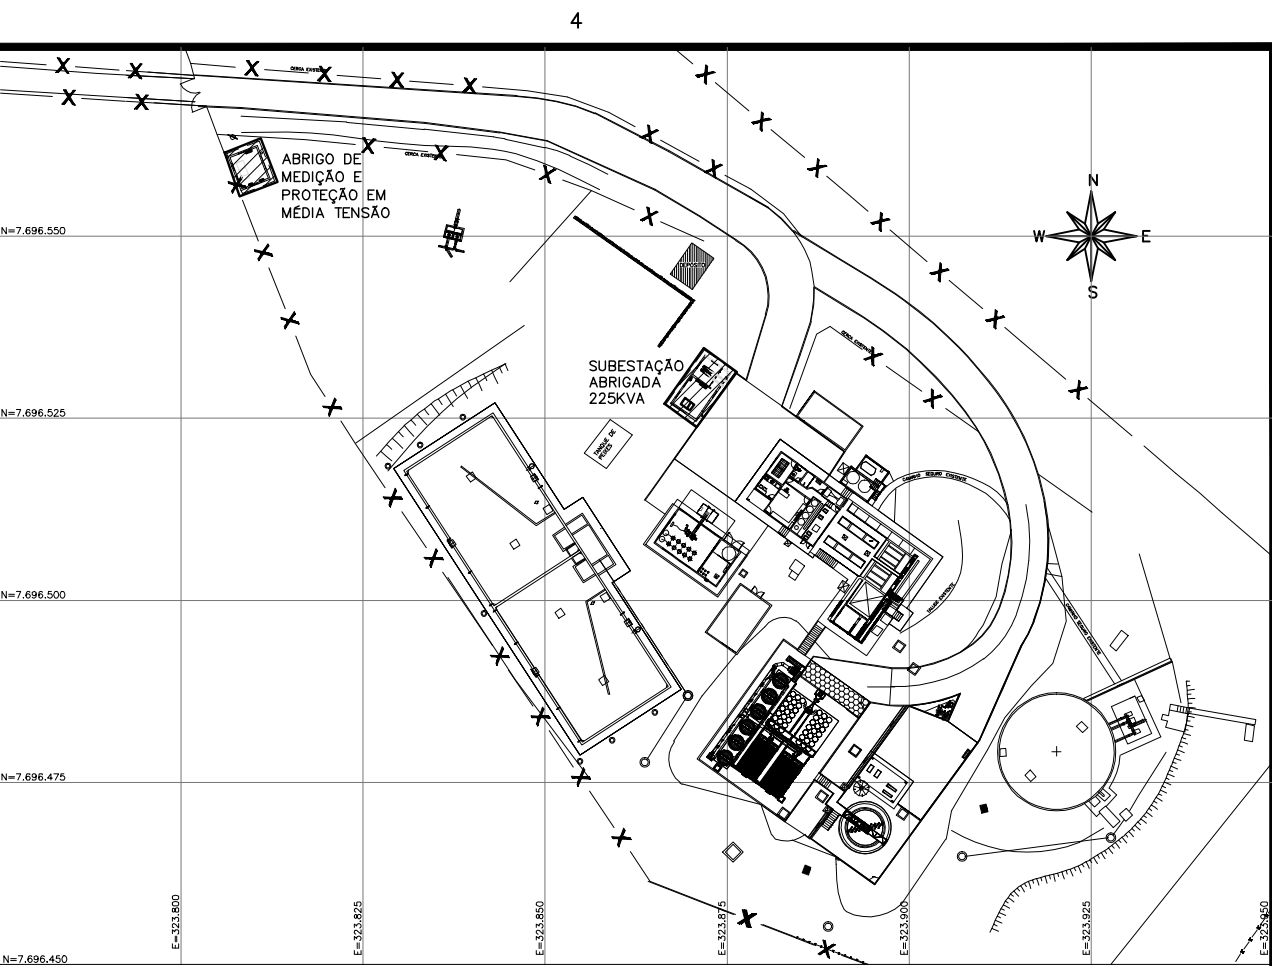

PLANTA DE SITUAÇÃO - ETA IRIRI
ESCALA 1:1000

NOTAS:

- PARA DETALHES DAS CAIXAS DE PASSAGEM 01 E 02, VER DESENHO A-078-001-40-6-XX-0013;
- PARA LISTA DE MATERIAL, VER PRANCHA 02/16;
- PARA DETALHES DA MALHA DE ATERRAMENTO, CAIXAS DE INSPEÇÃO E HASTES, VER DESENHO A-078-001-40-6-XX-0005;
- O PAINEL REFERENCIADO DA FABRICANTE GAZQUEZ JÁ APRESENTA CAIXA DE MEDIÇÃO PADRÃO EDP INCORPORADA. CASO O PAINEL ESCOLHIDO SEJA DE OUTRO MODELO, E SEM CAIXA DE MEDIÇÃO INCORPORADA, ESTA CAIXA DE MEDIÇÃO DEVERÁ SER CONSTRUÍDA E INSTALADA NA SUBESTAÇÃO, CONFORME DETALHE 01 DA PRANCHA 09/16.

DESCRIÇÃO DE CIRCUITOS

- 01 ALIMENTADOR GERAL EN MÉDIA TENSÃO - 4F(1x#25mm²)/15KV+1N(1x#25mm²)-COBRE NÚ
- 02 CIRCUITO DE ALIMENTAÇÃO EM MÉDIA TENSÃO DA SUBESTAÇÃO - 3F(1x#25mm²)/15KV
- 03 CIRCUITO DE ALIMENTAÇÃO PAINEL QDLF 08 - F-F-N CABO DE COBRE 2Fx(1#10,0mm²) + 1Nx(1#10,0mm²) - EPR-06/1KV 90°C
- 04 CABO DE COBRE NÚ 50mm²
- 05 ELETRODUTO CORRUGADO PEAD Ø1"
- 06 ELETRODUTO CORRUGADO PEAD Ø4" (ENVELOPADO EM CONCRETO)

B

C

D

ESTE DESENHO É PROPRIEDADE DA
COMPANHIA ESPÍRITO SANTENSE DE
SANEAMENTO - CESAN E NÃO PODE
SER COPIADO SEM SUA AUTORIZAÇÃO.

NÚMEROS	TÍTULOS	Nº	LOCAL	DISCRIMINAÇÃO	DES.	DIV.	GER.	DATA
01	PRINCIPAIS DESENHOS DE REFERÊNCIA	01	GANEM	EMISSÃO INICIAL	FRANCO			ABR/21
02		02		REVISÃO				

CANCELA E SUBSTITUI O DESENHO NÚMERO:

CANCELADO E SUBSTITUÍDO PELO DESENHO NÚMERO:

CENTRO DE DOCUMENTAÇÃO

RECEBIDO: / /

Nº DOC.: ____ ASS.: ____

APROVAÇÃO CESAN:

ASS.: ____ MATR.: ____

UNID.: ____ DATA: / /

ESTA APROVAÇÃO NÃO ISENTA A CONTRATADA DE SUAS RESPONSABILIDADES LEGAIS.

EMITENTE:

GANEM
Engenharia Ltda

PROJETADO: FRANCO QUELUCCI VALE

COORDENADOR: JULIO CESAR ALI GANEM

CREA: 026220/D REGIÃO: ES

CREA: 24918/D REGIÃO: MG

DESENHO: FRANCO

Nº DES. PROJETISTA:

DATA: ABR/21

RESPONSÁVEL TÉCNICO: FRANCO QUELUCCI VALE

CREA: 026220/D REGIÃO: ES ART Nº: 0820210011501 DATA: 01/21

EMISSÃO CESAN

DATAS

PROJETADO:

CREA:

DESENHADO:

VERIFICADO: E-DPE RENATO BERTOLDI SIMÕES

DIVISÃO: E-DPO CARINA DA ROSS REZENDE

GERÊNCIA: E-GPJ AMANDA CAMPAGNARO PEREIRA BRAGATO

MUNICÍPIO: ANCHIETA	DISTRITO: IRIRI	BAIRRO: -
NOME DO EMPREENDIMENTO: AMPLIAÇÃO DO SISTEMA DE ABASTECIMENTO DE ÁGUA DE IRIRI		
TÍTULO: SAA DE IRIRI - ESTAÇÃO DE TRATAMENTO DE ÁGUA PROJETO ELÉTRICO - ENTRADA DE ENERGIA E SUBESTAÇÃO PLANTA BAIXA GERAL DE DISTRIBUIÇÃO E ABRIGO DE MEDIÇÃO E PROTEÇÃO		
ESCALA: INDICADA	FOLHA: 03/16	Nº CESAN: A-078-001-40-6-XX-0044
		REV: 0.A