



CONFIGURAÇÃO DE
PENAS P/ PLOTAGEM

PEN -	COR -	ESP -
1	7	0,1
2	7	0,2
3	7	0,3
4	7	0,4
5	7	0,5
6	7	0,6
7	7	0,25
8	7	0,1
9	7	0,15


AS DEMAIS PENAS -
COR. OBJ. E ESP. 0,15

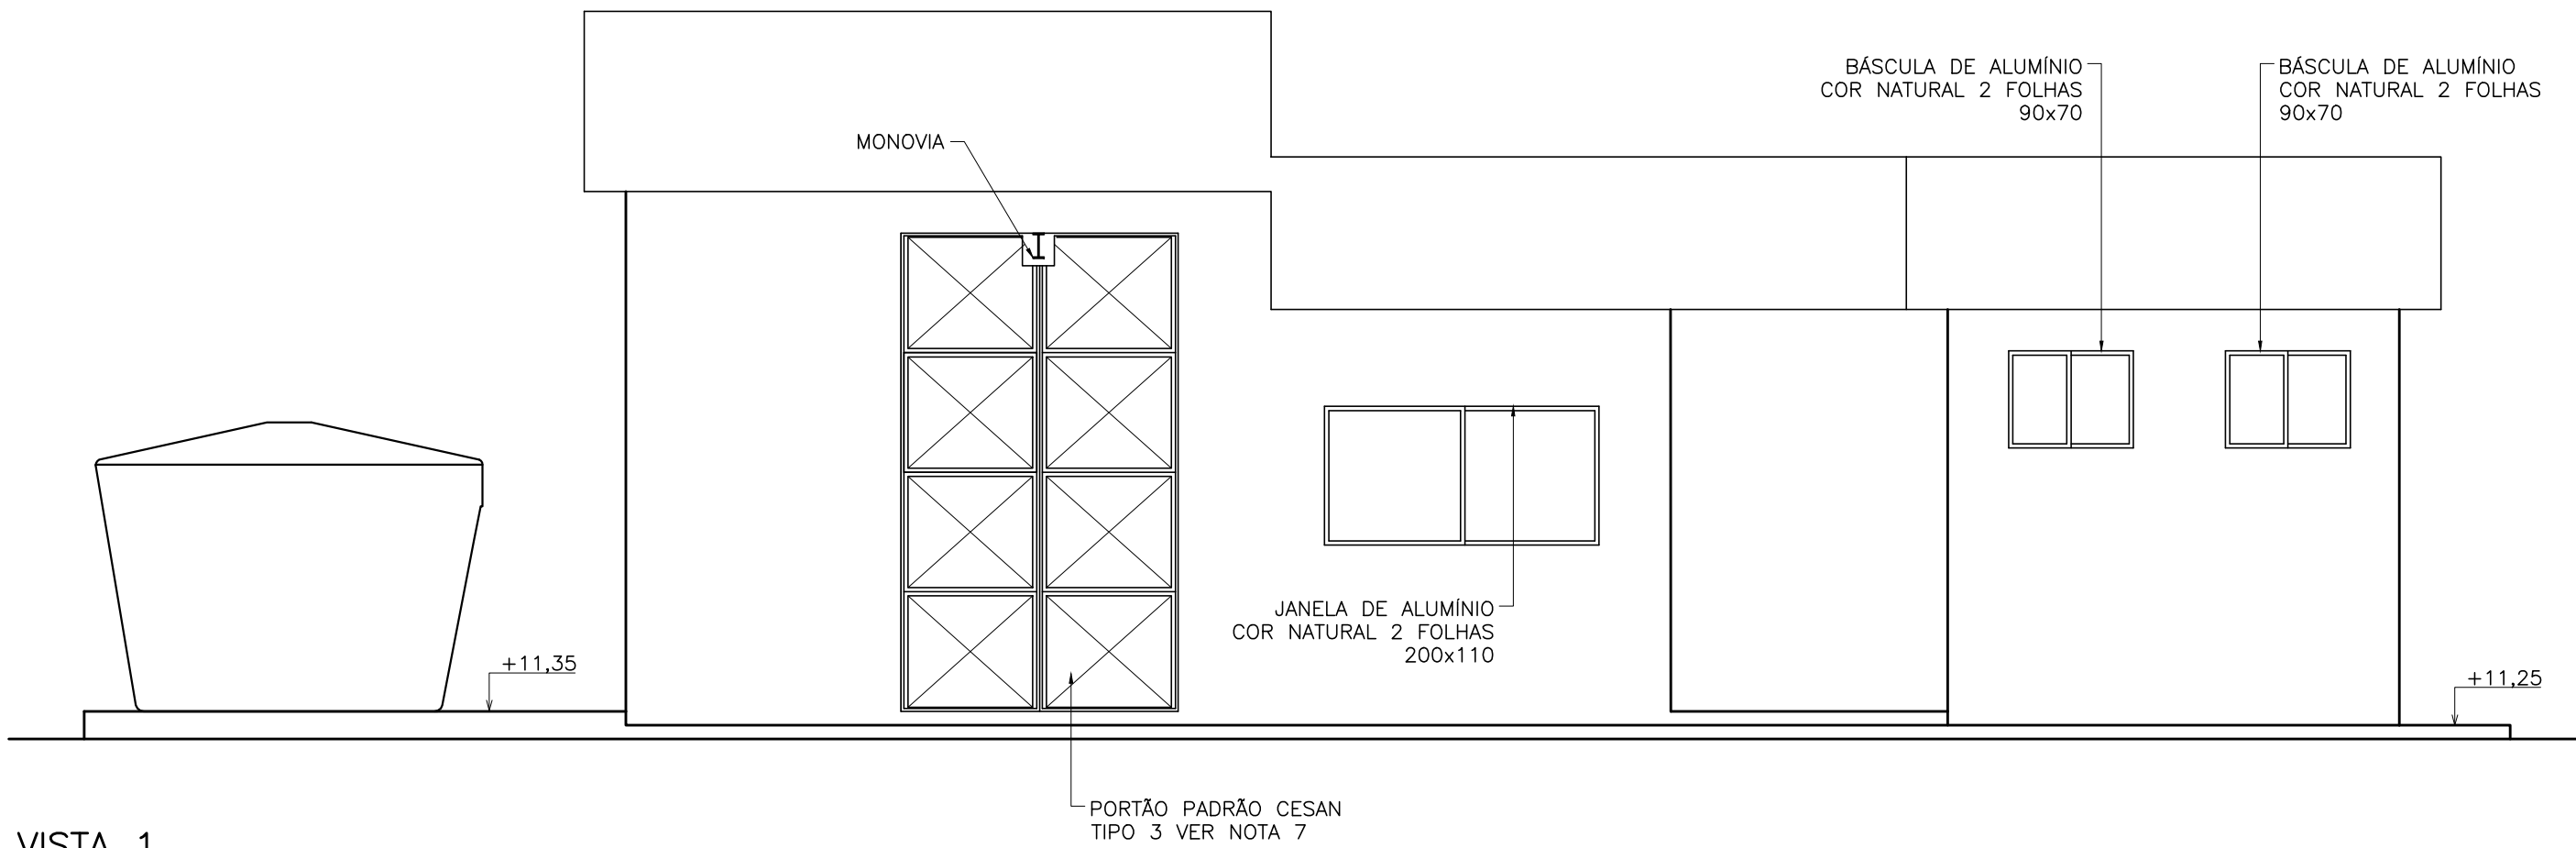


VISTA 1
ESCALA: 1/50

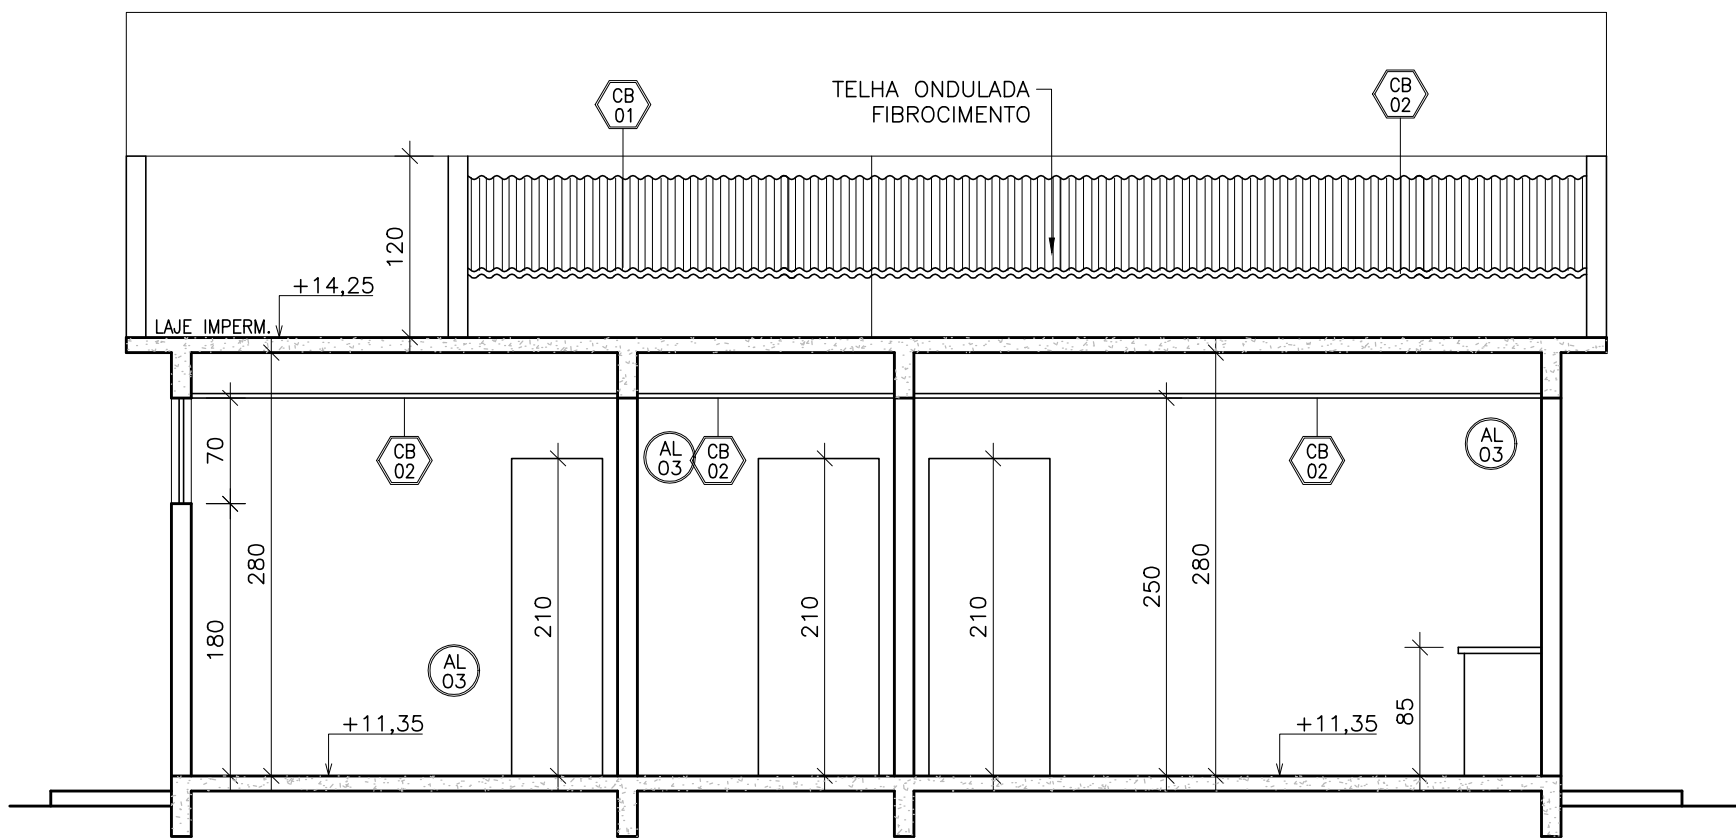


CORTE DD
ESCALA: 1/50

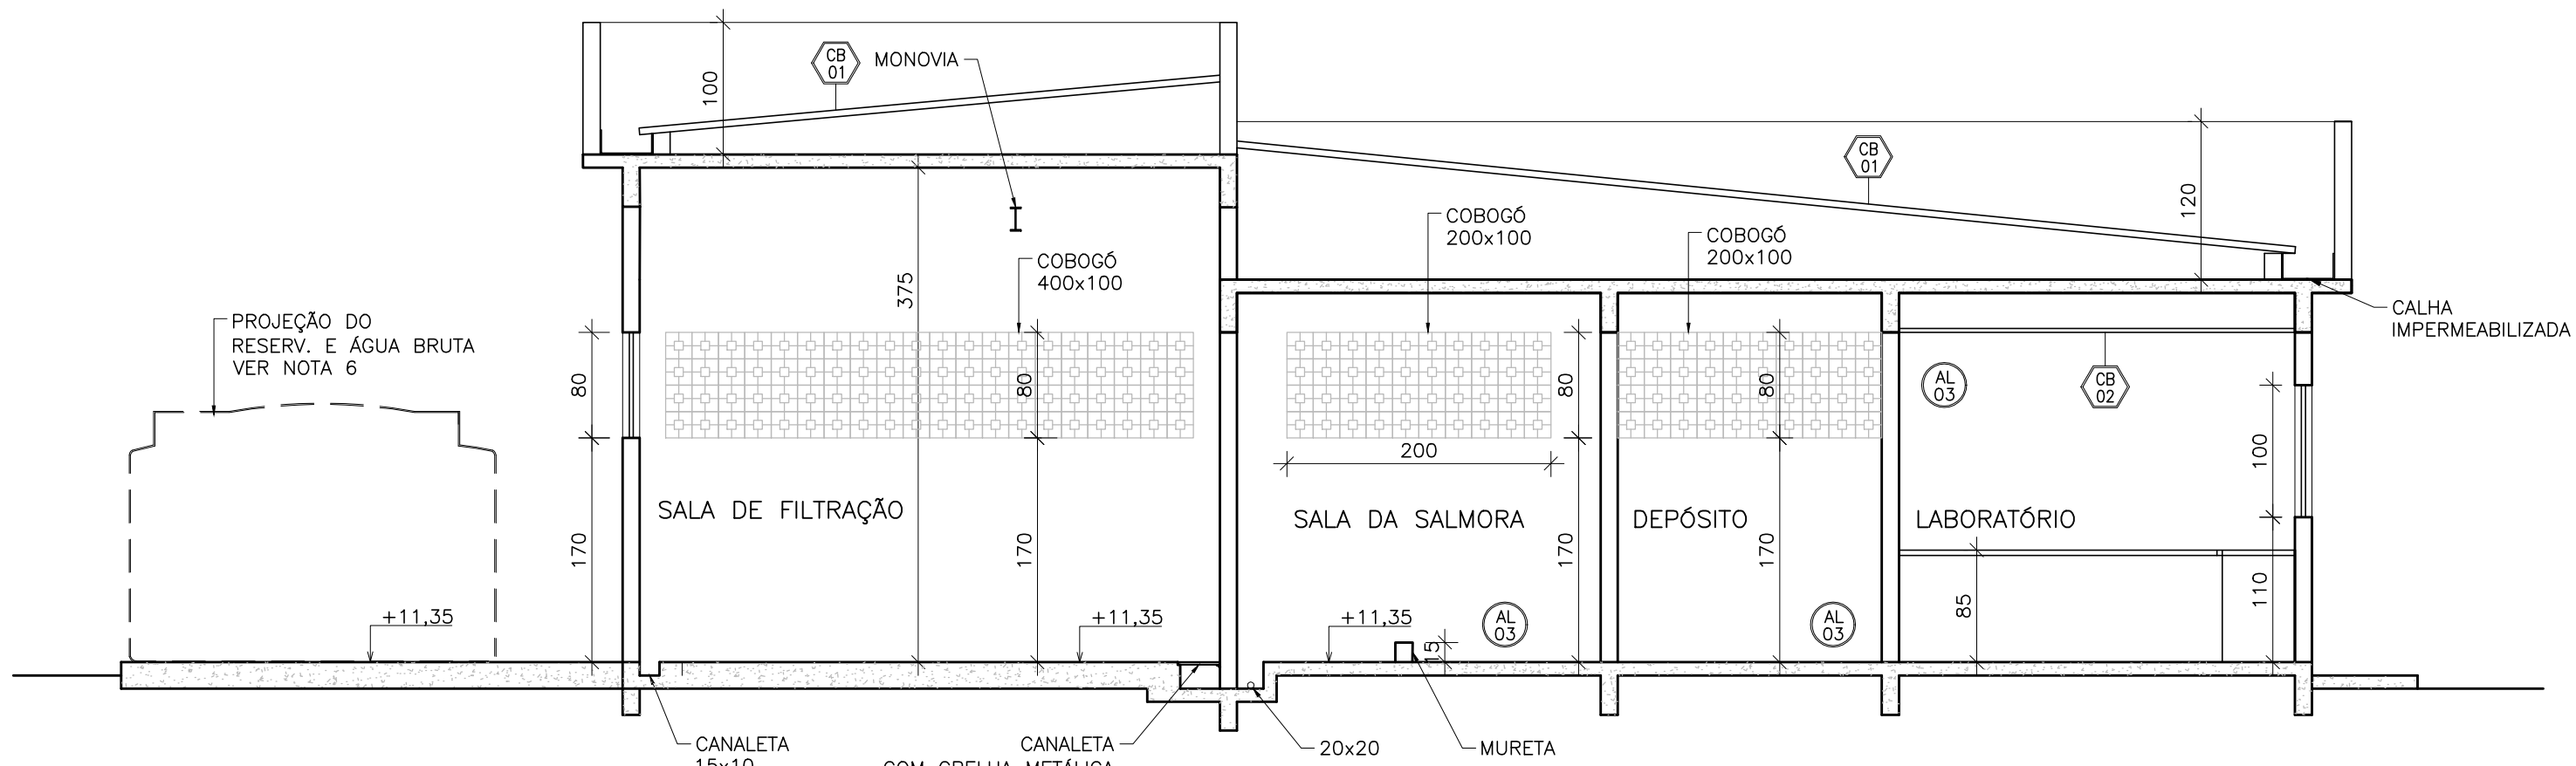

CORTE BB
ESCALA: 1/50

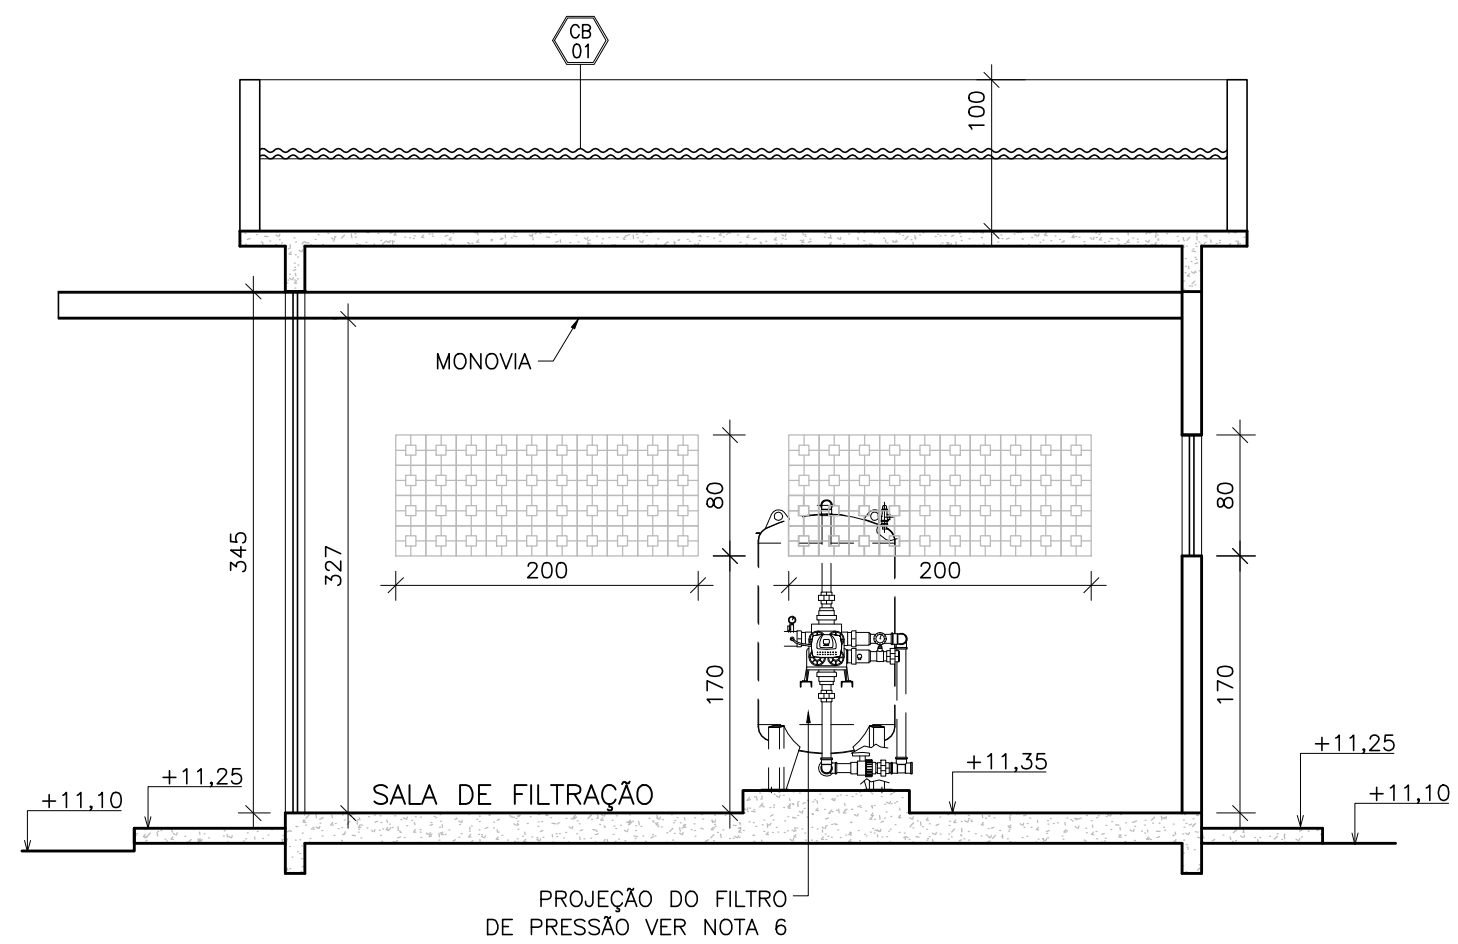

CORTE CC
ESCALA: 1/50

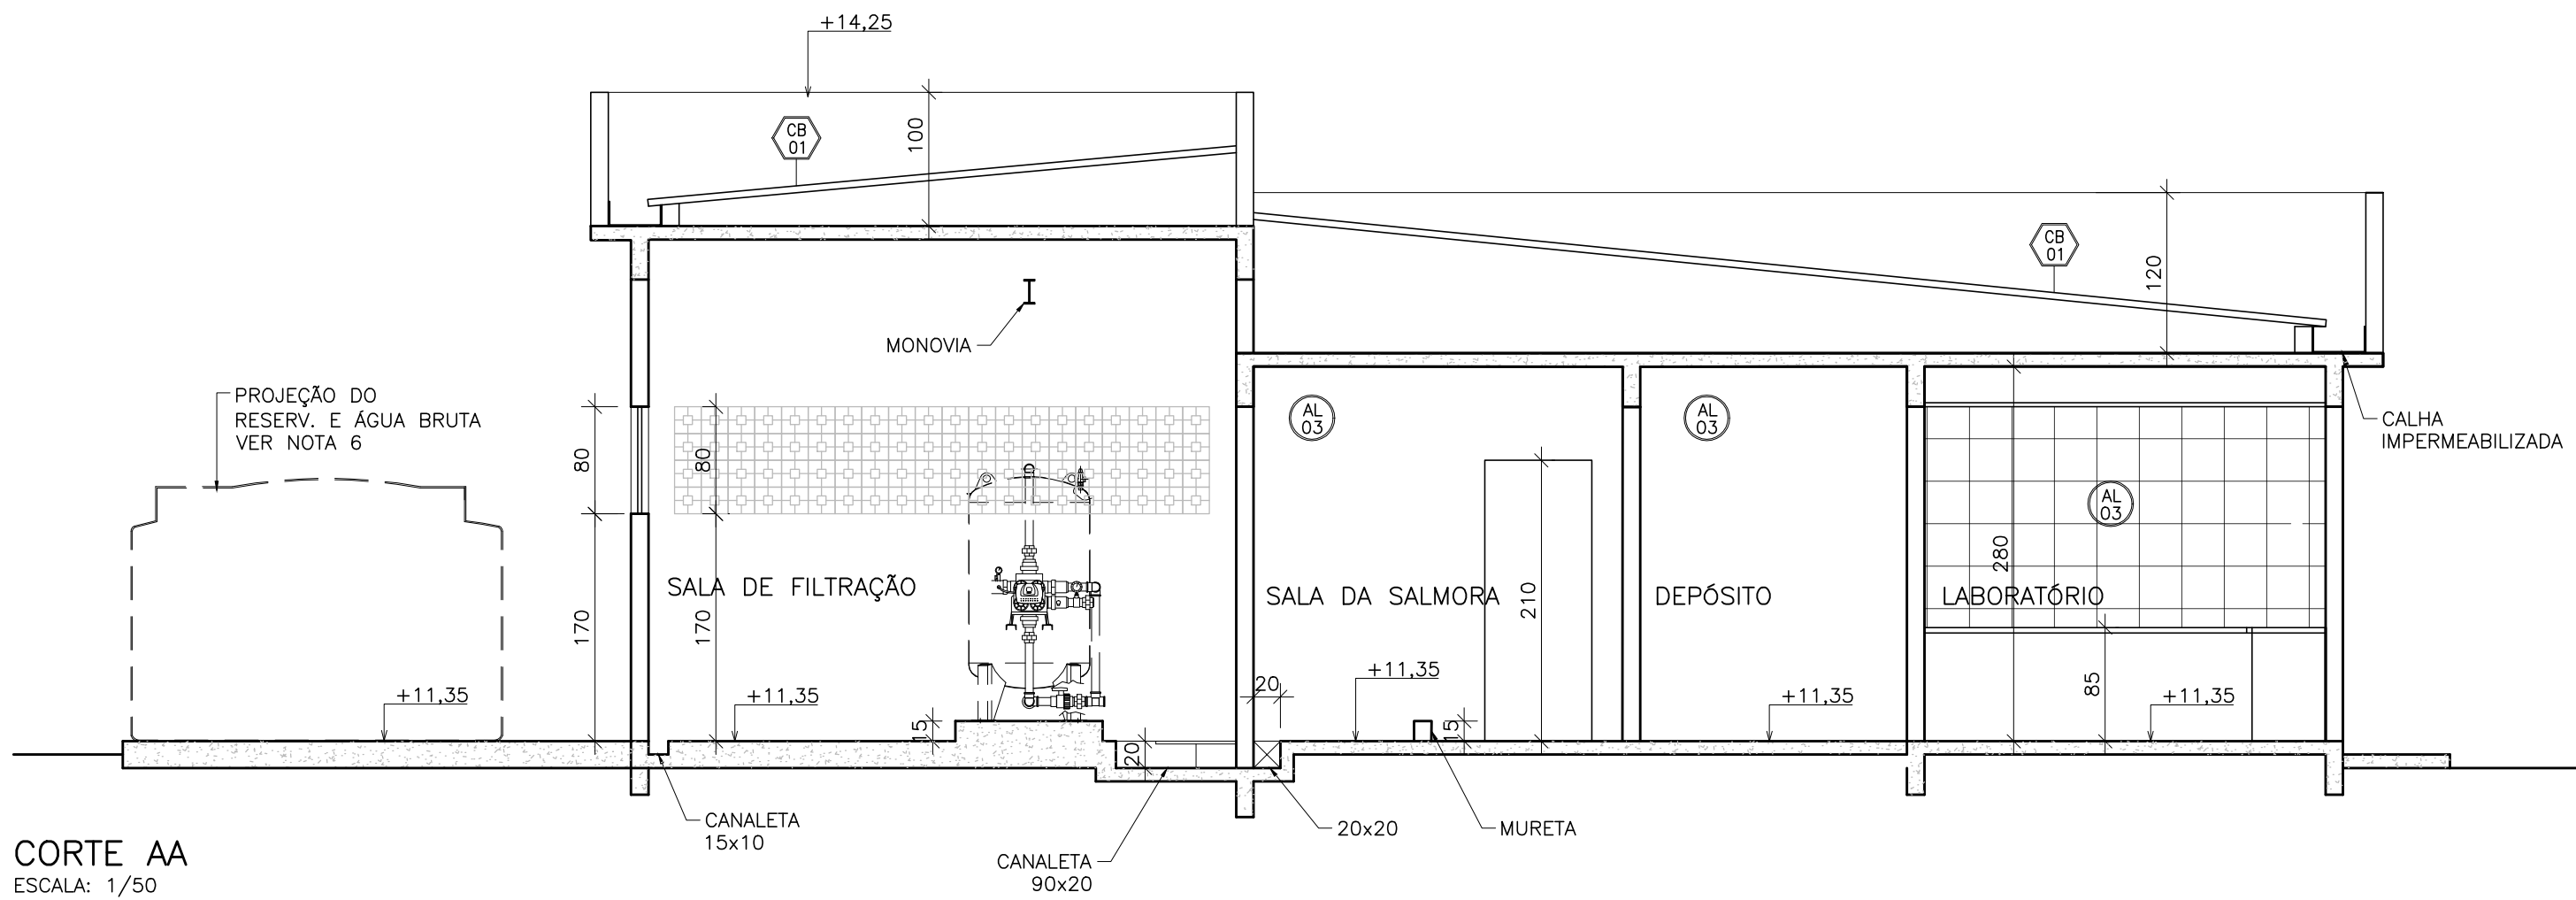

CORTE AA
ESCALA: 1/50

- NOTAS
- DIMENSÕES EM CENTÍMETROS E DIÂMETROS EM MILÍMETROS, SALVO ONDE INDICADO.
 - VER PROJETO DE URBANIZAÇÃO NO DESENHO C-056-003-40-5-XX-0001.
 - VER PROJETO HIDROSSANITÁRIO DE ÁGUA FRIA NO DESENHO C-056-003-40-5-XX-0009.
 - VER PROJETO HIDROSSANITÁRIO DE ESGOTO NO DESENHO C-056-003-40-5-XX-0010.
 - VER PLANTA BAIXA NO DESENHO C-056-003-40-5-XX-0007.
 - VER PROJETO DE INTERLIGAÇÕES/DRENAGEM NO DESENHO C-056-003-40-5-XX-0002.
 - PARA PROJETO DO PORTÃO TIPO 3 VER DESENHO A1.10 NO CADERNO DE PROJETOS PADRÕES CESAN Nº A-000-000-00-0-CP-0001 (REV.1).

ESTE DESENHO É PROPRIEDADE DA
COMPANHIA ESPÍRITO SANTENSE DE
SANEAMENTO - CESAN E NÃO PODE
SER COPIADO SEM SUA AUTORIZAÇÃO.

NÚMEROS	TÍTULOS	Nº	LOCAL	DISCRIMINAÇÃO	DES.	DIV.	GER.	DATA
		0	GANEM	EMISSIONAL INICIAL	THIAGO	-	-	MAI/19
PRINCIPAIS DESENHOS DE REFERÊNCIA		REVISÃO						

CANCELA E SUBSTITUI
O DESENHO NÚMERO:

CANCELADO E SUBSTITUI-
TUI DO DESENHO NÚMERO:

CENTRO DE DOCUMENTAÇÃO

RECEBIDO: / /

Nº DOC.: ASS.:

APROVAÇÃO CESAN:

ASS.: MATR.:

UNID.: DATA: / /

ESTA APROVAÇÃO NÃO ISENTA A CONTRATADA
DE SUAS RESPONSABILIDADES LEGAIS.

EMITENTE:

PROJETADO: LÍVIA GANEM

COORDENADOR: JULIO CESAR ALI GANEM

CREA: 030040/D REGIÃO: ES

DESENHO: THIAGO

Nº DES. PROJETA: 24918/D REGIÃO: MG

DATA: MAI/19

RESPONSÁVEL TÉCNICO: JULIO CESAR ALI GANEM

CREA: 24918/D REGIÃO: MG ART. Nº: 0820180134600 DATA: 12/18

EMISSIONAL CESAN

PROJETADO:

CREA:

DESENHADO:

VERIFICADO: E-DPO ÉRICA ANDRADE REBOUÇAS

DIVISÃO: E-DPO FLORENCE VASCONCELOS BRAGA SILVA

GERÊNCIA: E-GFP AMANDA CAMPAGNARO PEREIRA BRAGATTO

MUNICÍPIO: SANTA LEOPOLDINA | DISTRITO: BARRA DE MANGARÁ | BAIRRO: -

NOME DO EMPREENDIMENTO: MELHORIA DO SAA DE BARRA DE MANGARÁ

TÍTULO: SAA DE BARRA DE MANGARÁ - ESTAÇÃO DE TRATAMENTO DE ÁGUA

PROJETO HIDRÁULICO

CASA DE QUÍMICA - ARQUITETÔNICO

CORTES AA, BB, CC, DD E VISTA 1

ESCALA: INDICADAS

FOLHA: 02/02

Nº CESAN: C-056-003-40-5-XX-0008

REV: 0